



位置図

S=1：20000

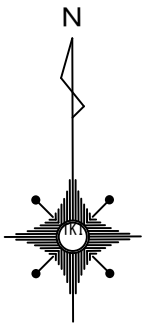


S=1：2000

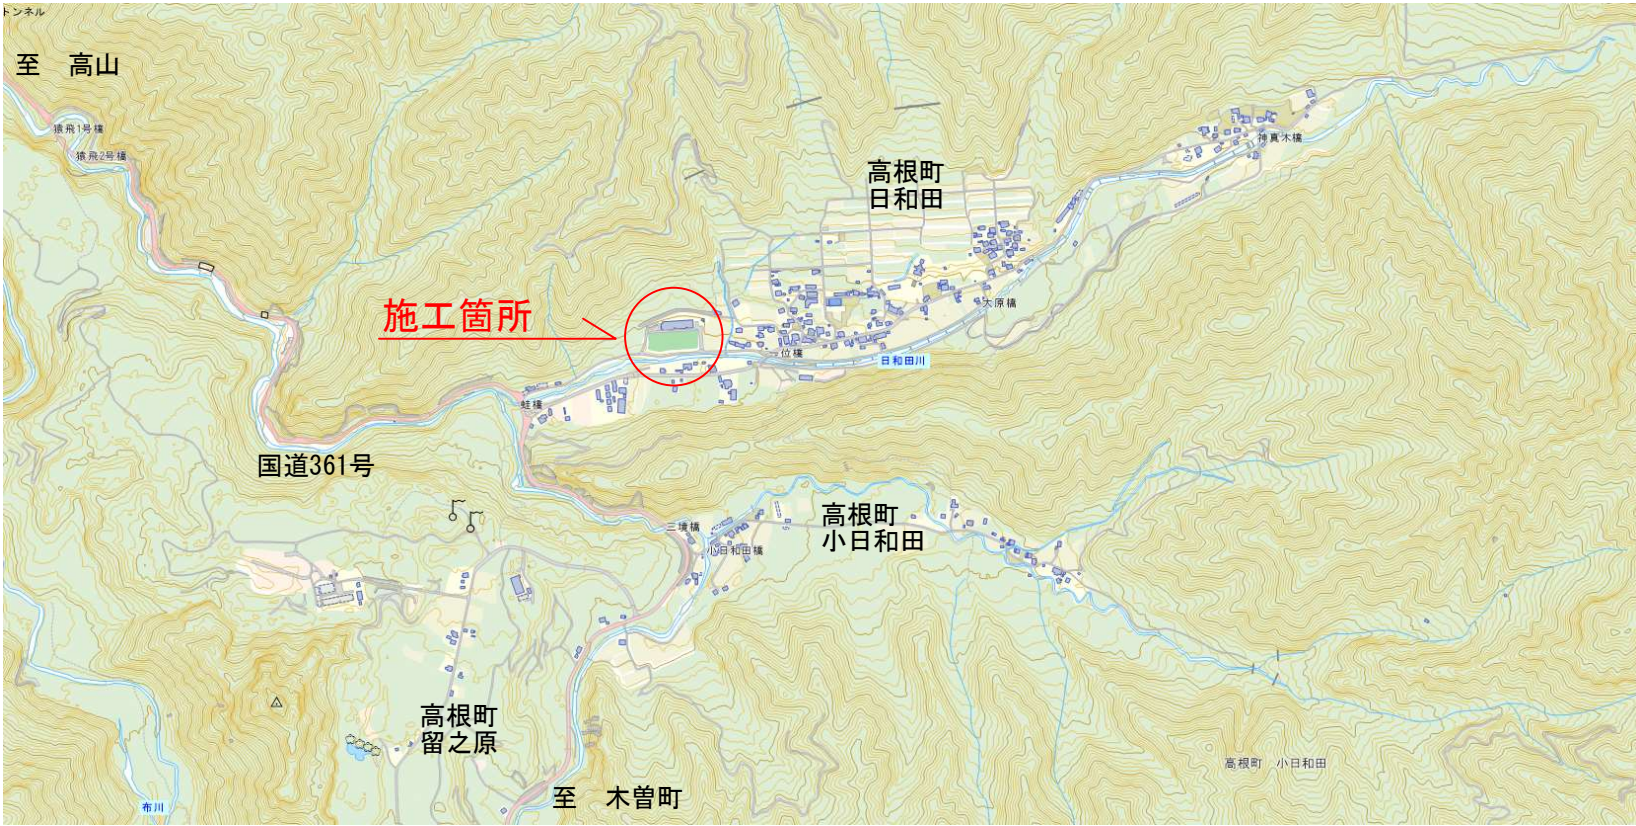

工事名	高根町日和田地内耐震性貯水槽新設工事		
図面名	位置図		
作成年月日	令和8年6月1日		
縮尺	図示	図面番号	1 / 7
事業者名	高山市		

平 面 図




S=1:250

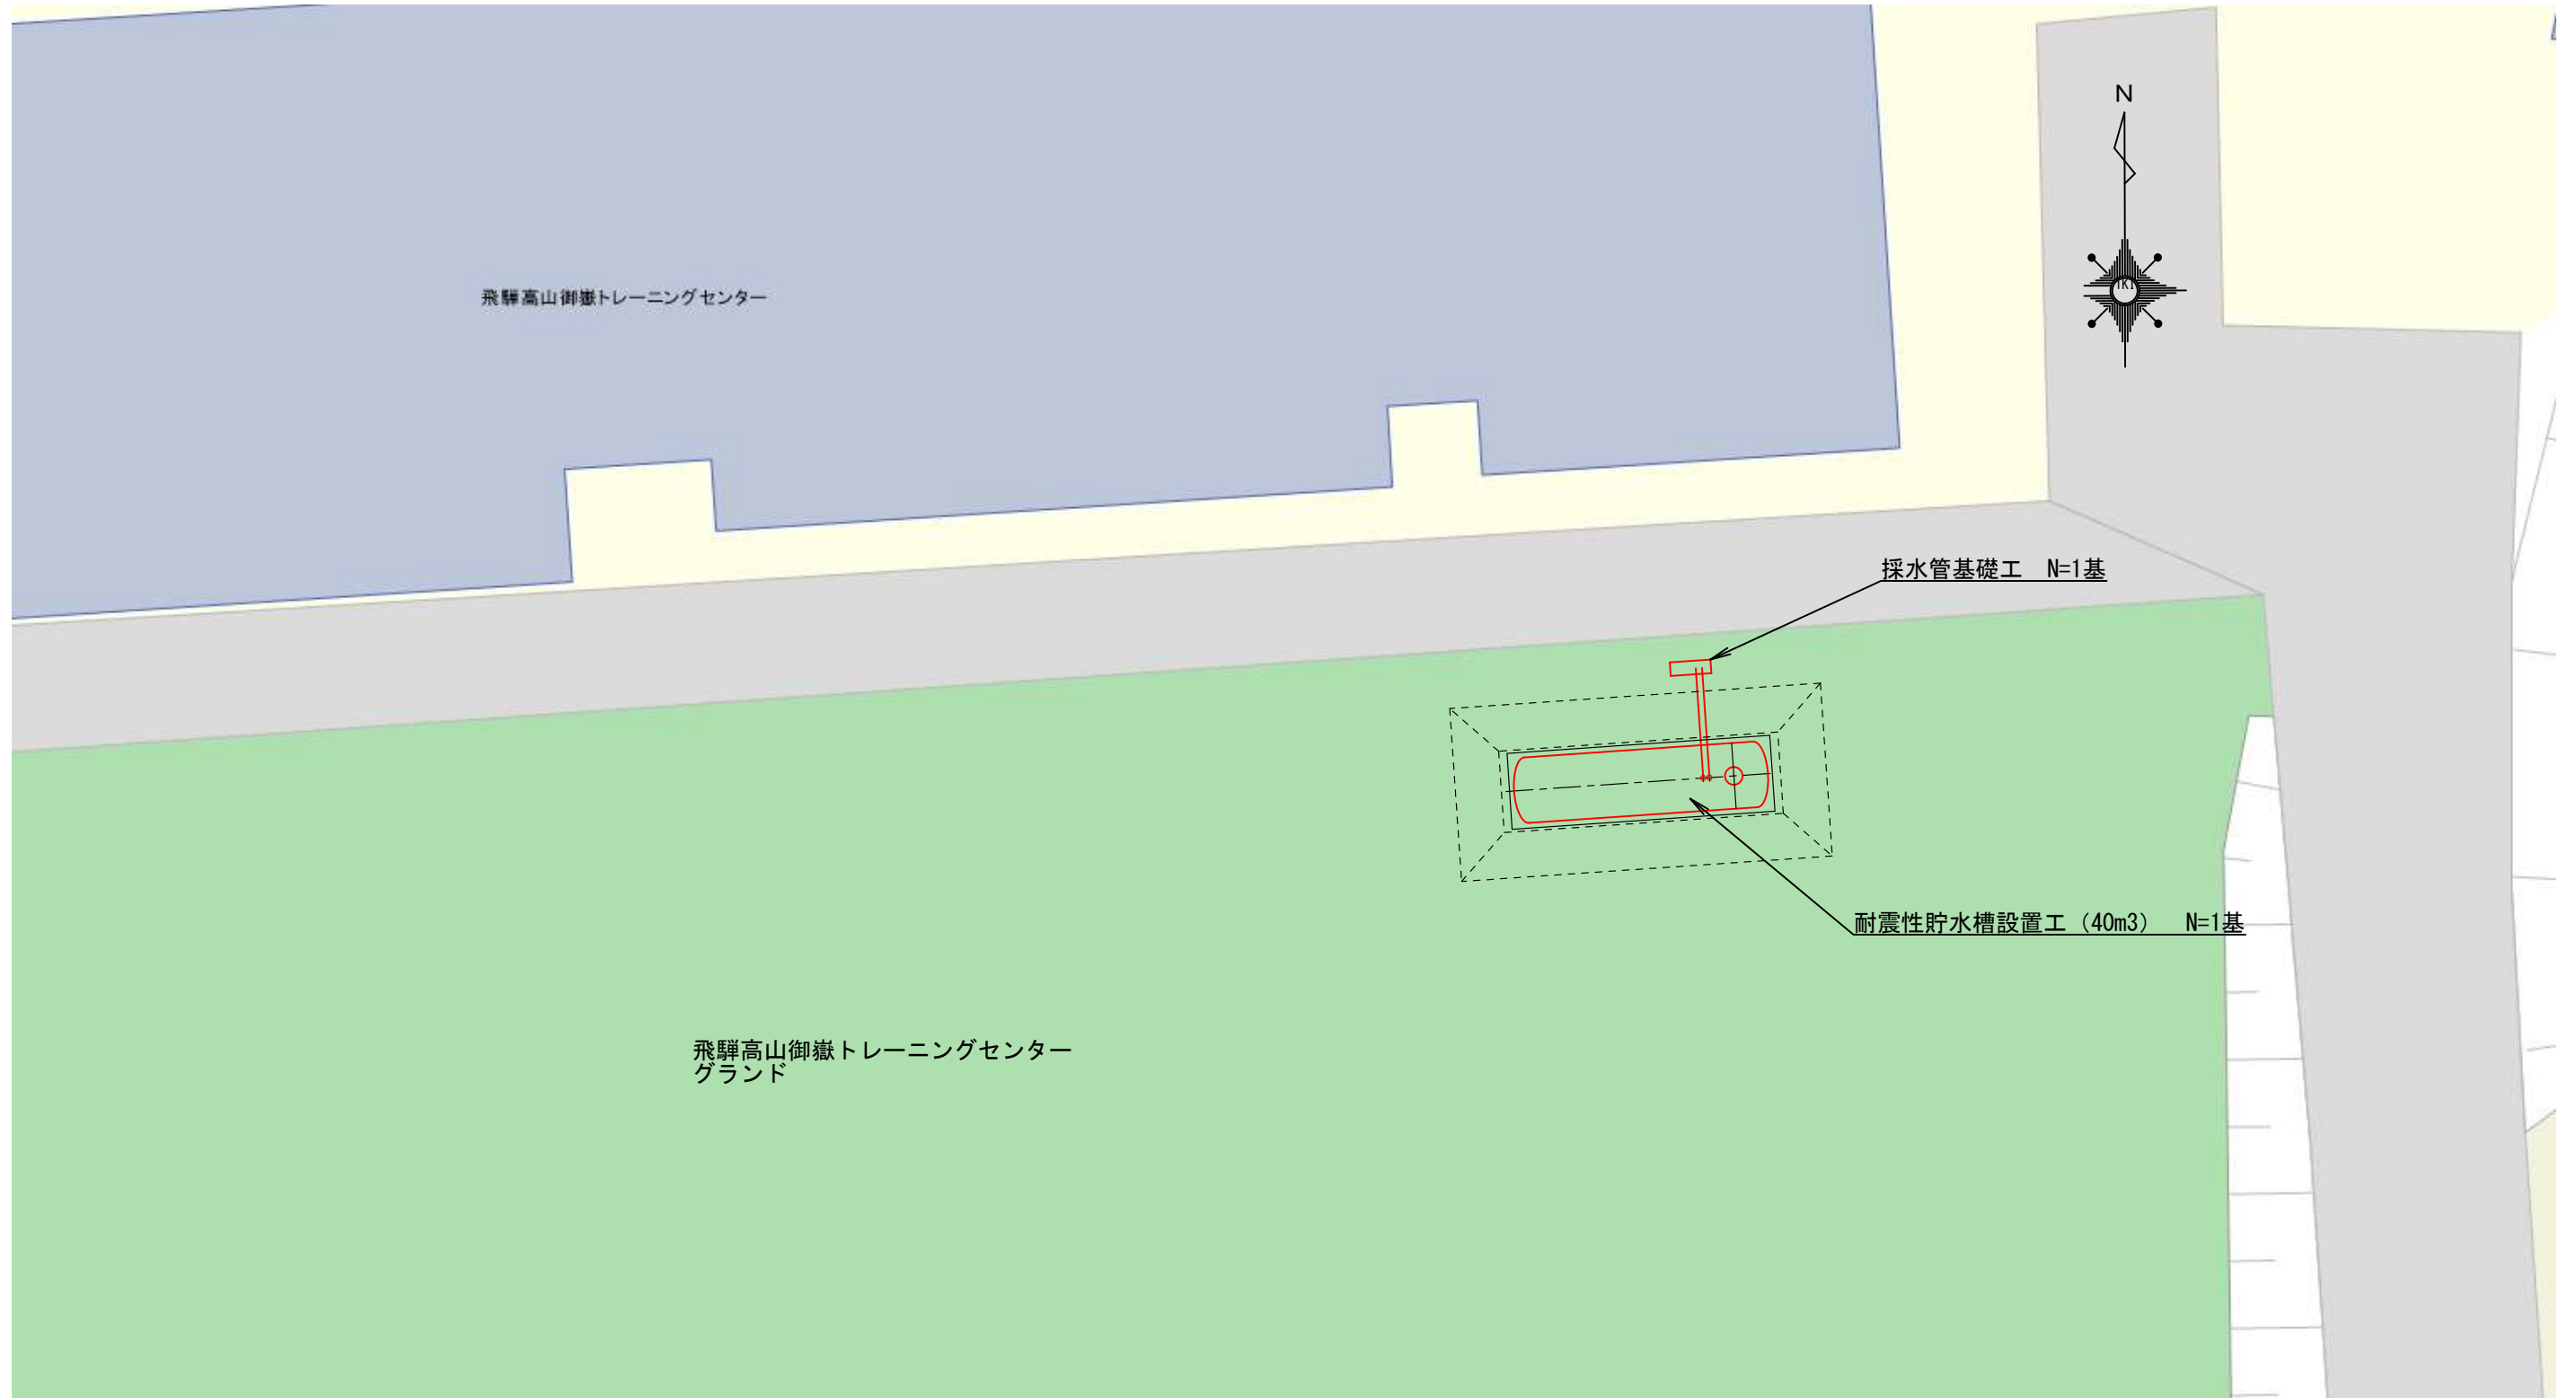

工事名	高根町日和田内耐震性貯水槽新設工事		
図面名	平 面 図		
作成年月日	令和8年6月1日		
縮尺	図示	図面番号	2 / 7
事業者名	高山市		


貯水槽一般図

S=1:100

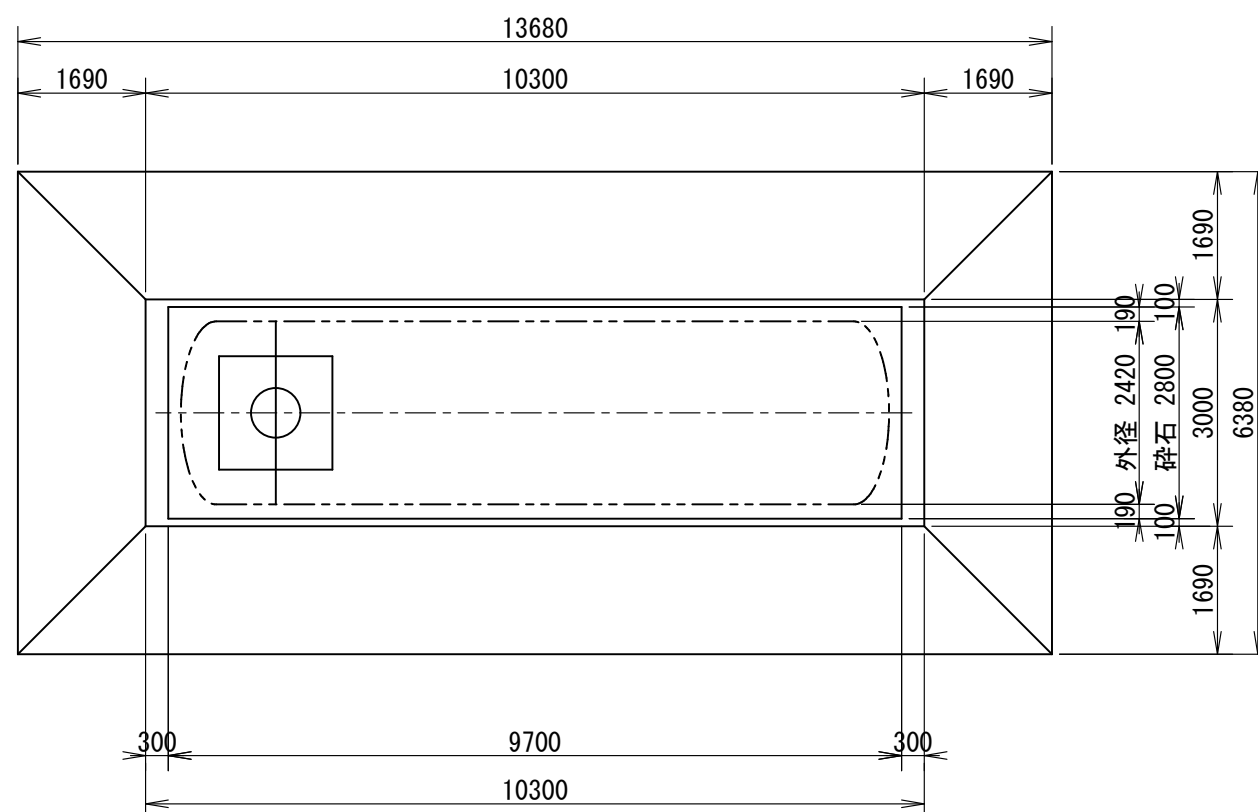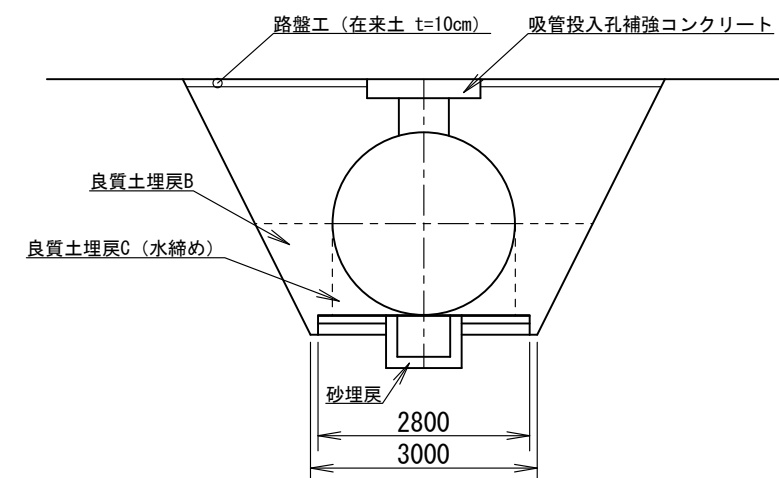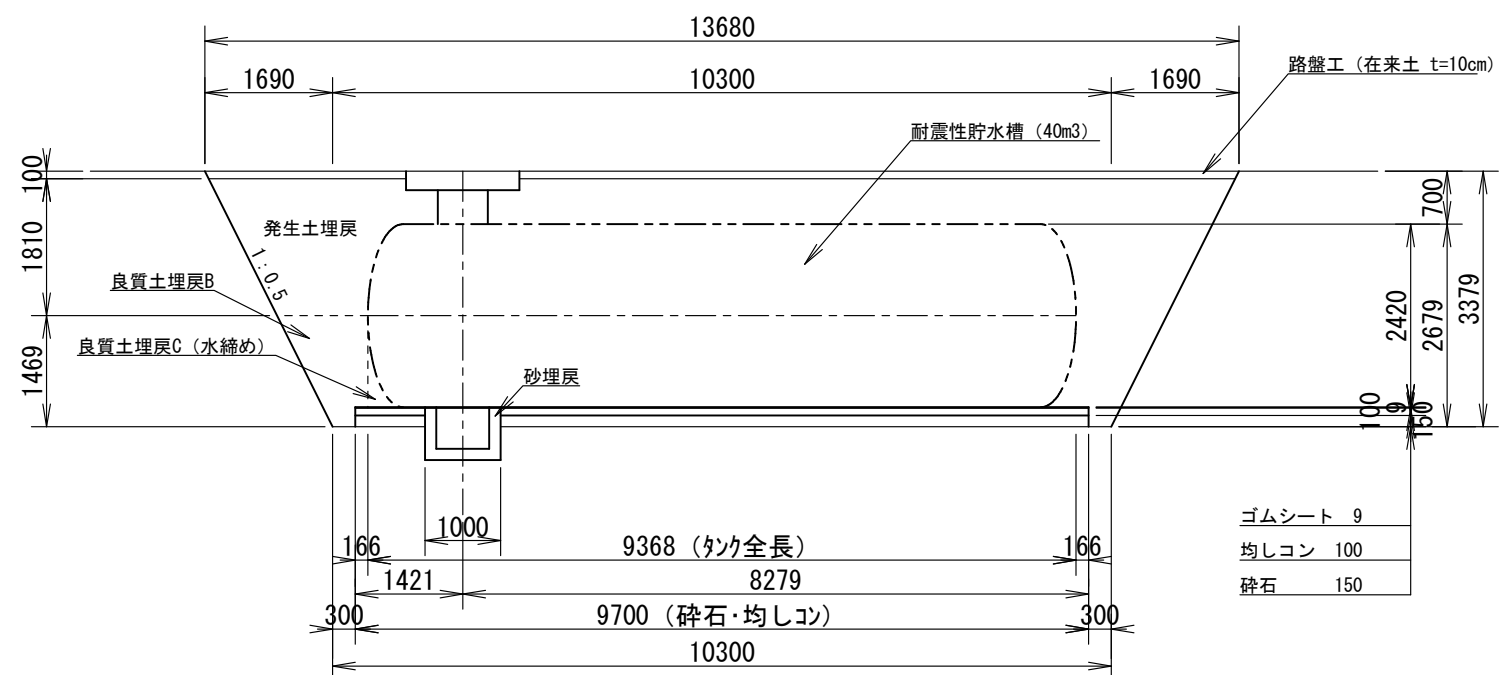


工事名	高根町日和田地内耐震性貯水槽新設工事		
図面名	貯水槽一般図		
作成年月日	令和8年6月1日		
縮尺	図示	図面番号	3 / 7
事業者名	高山市		


採水管一般図
S=1:100

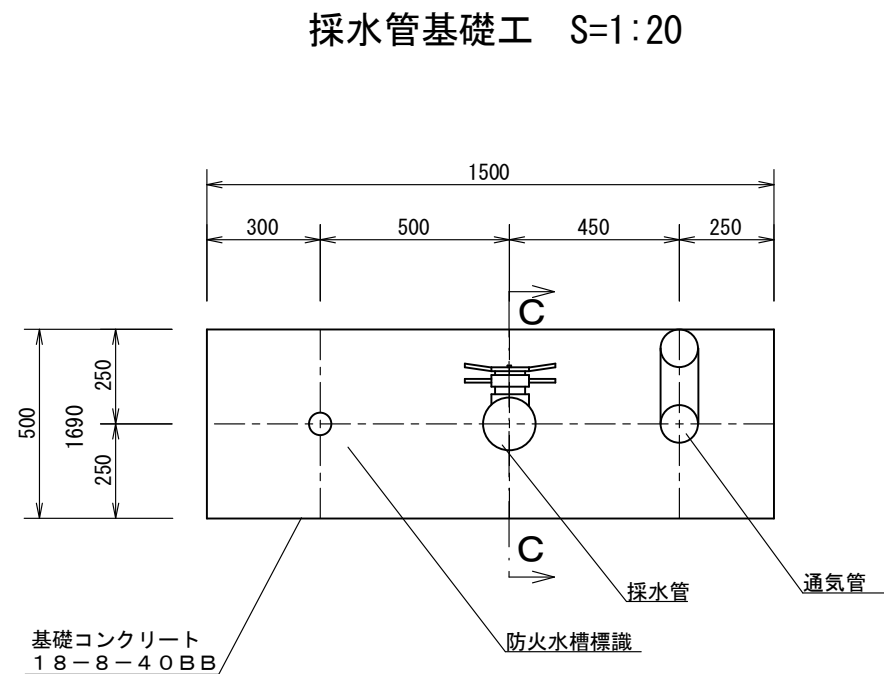


C-C 断面図 S=1:20

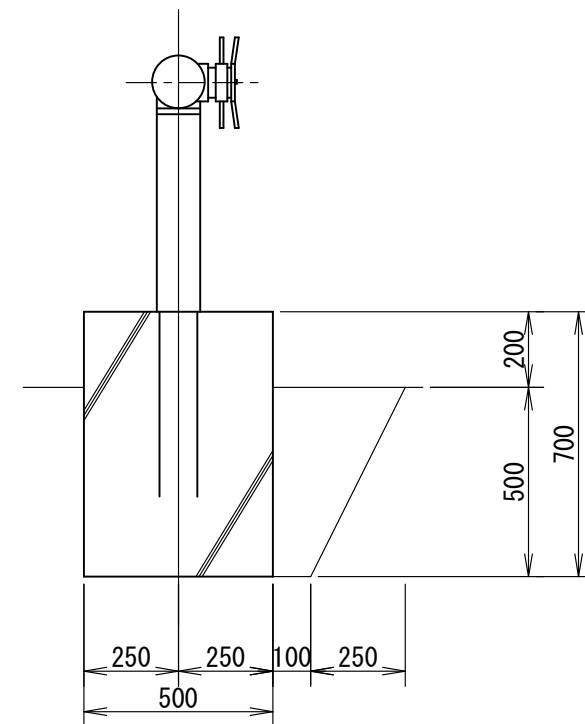

配管詳細図





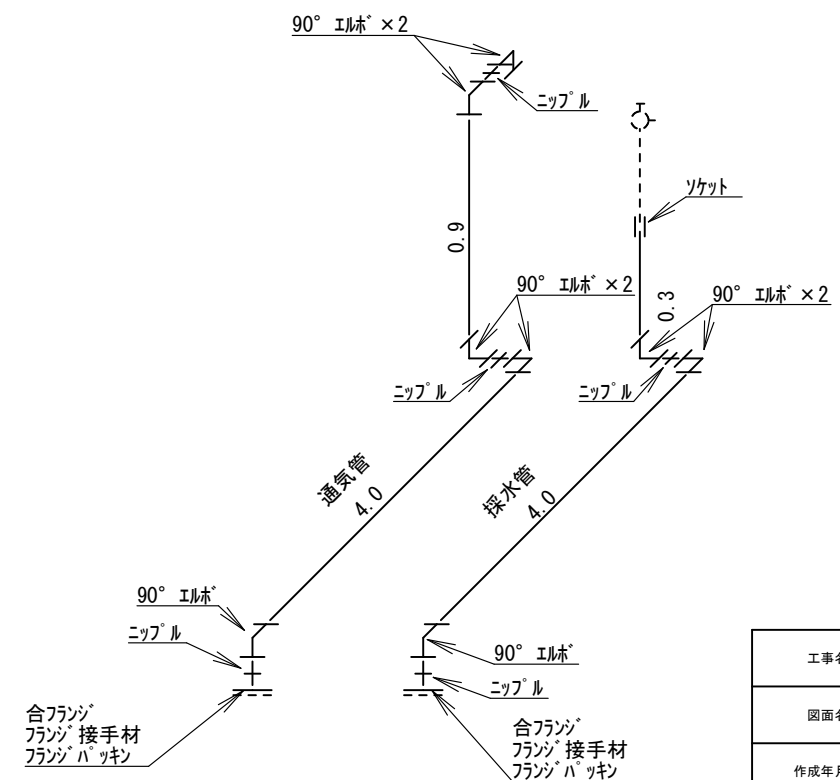


採水管設置工 断面図 S=1:20

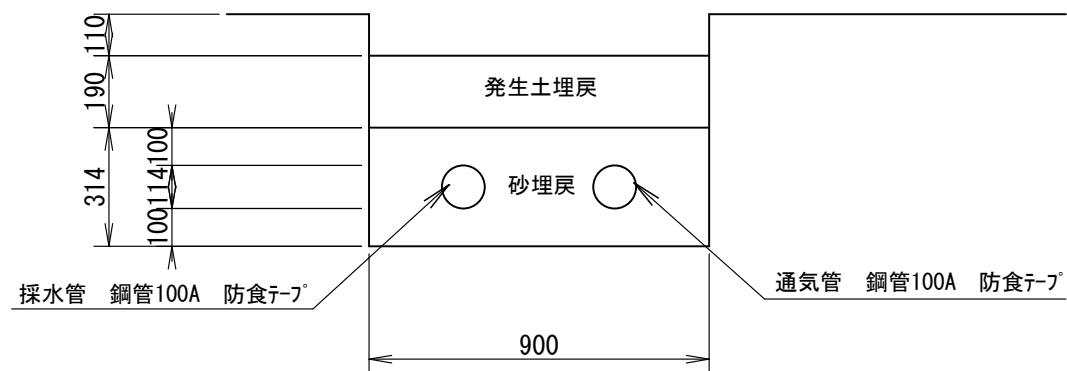



工事名	高根町日和田地内耐震性貯水槽新設工事		
図面名	採水管一般図		
作成年月日	令和8年6月1日		
縮尺	図示	図面番号	4 / 7
事業者名	高山市		

 S=1 : 100

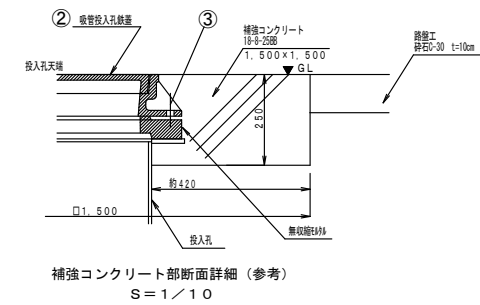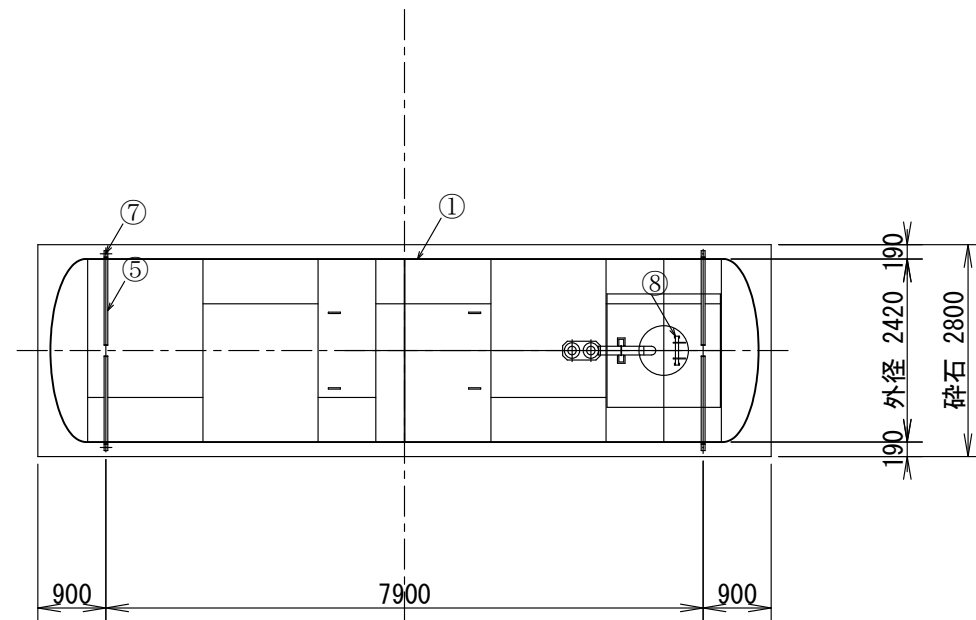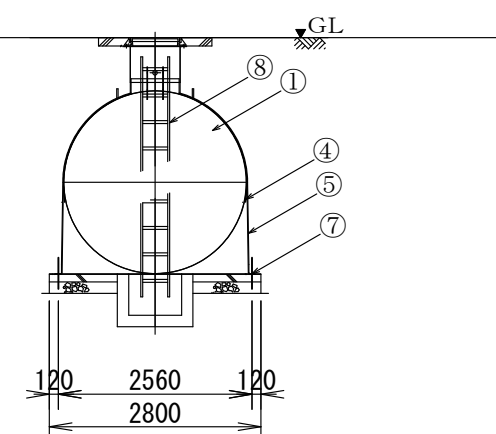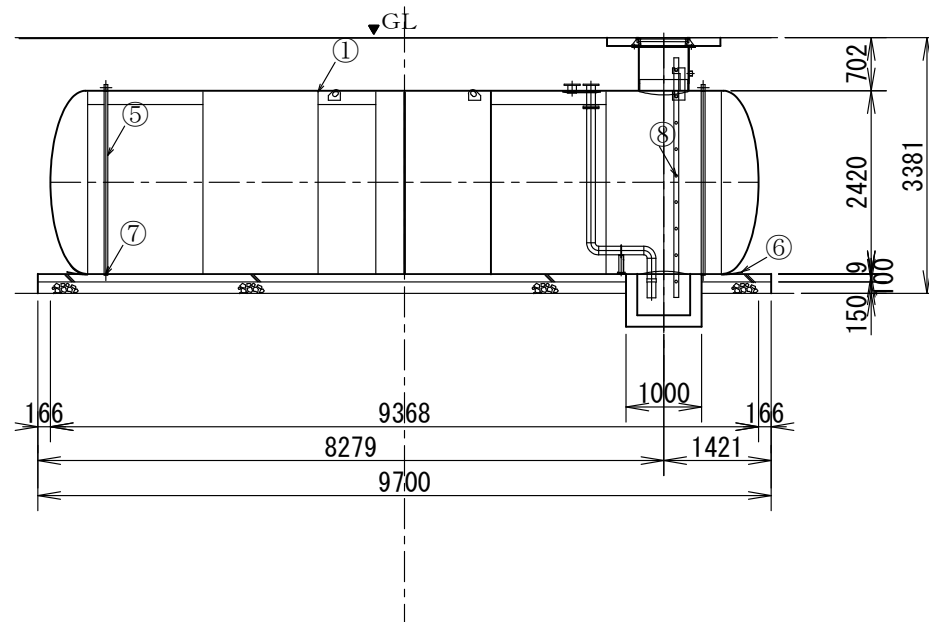
[illegible]

工事名	高根町日和田地内耐震性貯水槽新設工事		
図面名	貯水槽詳細図(1)		
作成年月日	令和8年6月1日		
縮尺	図示	図面番号	5 / 7
事業者名	高山市		


S=1 : 100

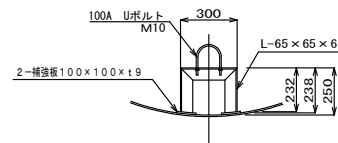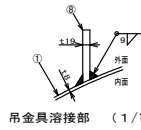


⑪配管支持金具詳細図
(1/20)

 

※縮尺:FREE

 

※縮尺:FREE

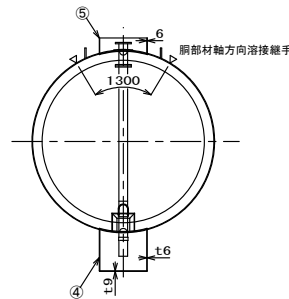

N o .	名 称	材 質	数 量	仕 様	備 考
1	銅板	SS400	5.5	t8	JIS公差
2	鉄板	SS400	2	t6	JIS公差
3	吊り金具	SS400	4~12	t19	
4	集水ビット	SS400	1	φ 600以上	
5	吸管投入孔	SS400	1	φ 600以上	
6	調整金具	SS400	1		
7	梯子取付金具	SUS304 (SS400)	2	t6 (t19)	
8	補強リング	SS400	1	FB-125 × t9	
9	採水口	SUS304	1	100A	JIS10Kフランジ、ストレーナー付
10	通気口	SUS304	1	100A	JIS10Kフランジ
11	配管支持金具	SUS304	1	L-65 × 65 × 6	

工事名	高根町日和田地内耐震性貯水槽新設工事		
図面名	貯水槽詳細図(2)		
作成年月日	令和8年6月1日		
縮尺	図示	図面番号	6 / 7
事業者名	高山市		


貯水槽詳細図(3)

S=1:50


平面図



A-A断面図

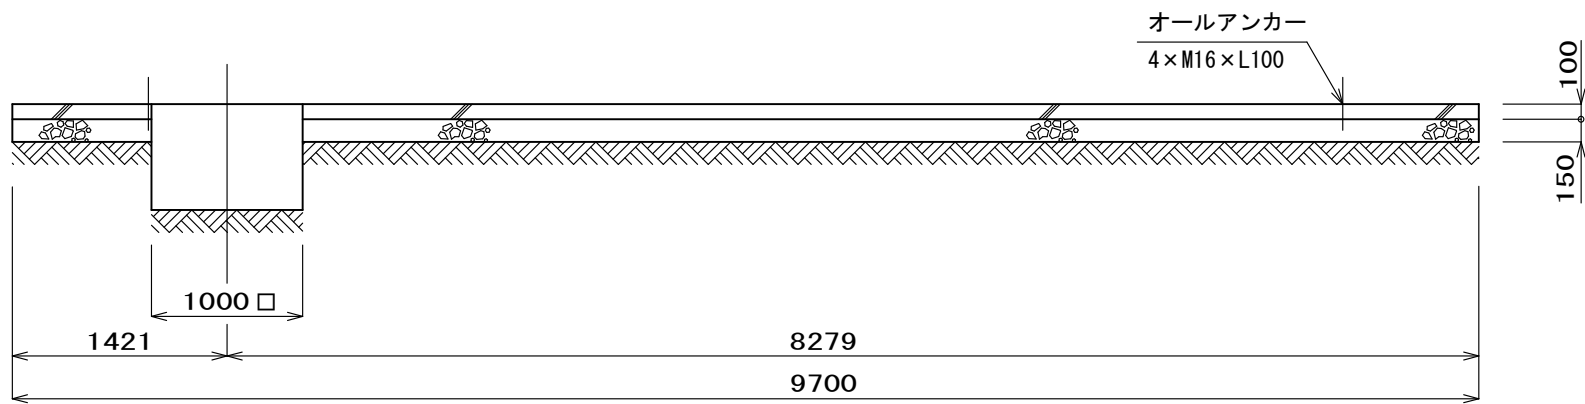

B-B断面図

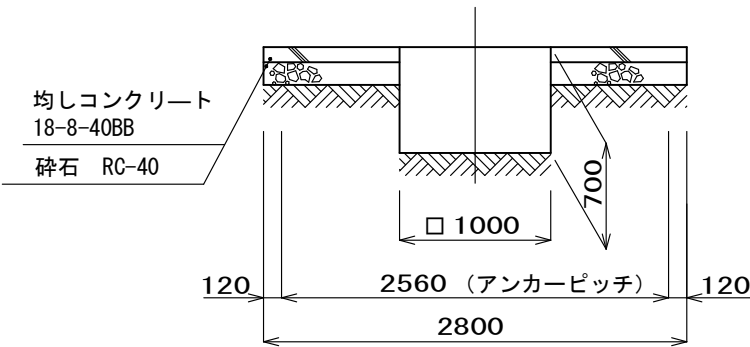

工事名	高根町日和田地内耐震性貯水槽新設工事		
図面名	貯水槽詳細図(3)		
作成年月日	令和8年6月1日		
縮尺	図示	図面番号	7/7
事業者名	高山市		