

高山市役所本庁舎 5 階LED照明改修工事

図 面 リ ス ト	
番号	図面名
1	特記仕様書・案内図
2	電気設備工事特記仕様書
3	仮設計画図
4	改修前照明配置図
5	改修前照明姿図
6	改修後照明配置図
7	改修後照明姿図 1
8	改修後照明姿図 2

※図面の縮尺は A 2 版サイズによるものとする。

特記仕様書				特記仕様書							
工事概要		章 項目	特記事項	章 項目	特記事項	章 項目	特記事項				
工事名称 高山市役所本庁舎5階LED照明改修工事 場所 岐阜県高山市花岡町2丁目18番地 高山市役所 5階フロアー・6階階聴席(5階床面積：2122.47㎡) 工事項目 ・5階既存照明器具のLED化工事 (事務所・廊下等室内照明、非常用照明、誘導灯、※階段室を除く) 1. 共通仕様 (1) 図面及び特記仕様に記載されていない事項は、すべて国土交通省大臣官房官庁営繕部監修の「公共建築改修工事標準仕様書(電気工事編)(令和7年度版)」による。(以下「改修標準仕様書」という。) なお、改修標準仕様書に記載されていない事項は、国土交通省大臣官房官庁営繕部監修の「公共建築工事標準仕様書(電気工事編)(令和7年度版)」(以下「標準仕様書」という。)による。 また、改修標準仕様書中「請負者」とあるのは、「受注者」と読み替えるものとする。 (2) 受注者は建築基準法第7条の定めによる完了検査(同法第7条の3の定めによる中間検査を含む)時には、特定行政庁(建築主事等)が求める検査に必要な資料(報告書等)を用意すること。 2. 特記仕様 (1) 項目は、番号に○印の付いたものを適用する。 (2) 特記事項の中で選択する事項(・印の付いたもの)は、○印の付いたものを適用する。 ○印の付かない場合は、※印の付いたものを適用する。 ○印と※印の付いた場合は、共に適用する。 (3) 特記事項に記載の() 内表示番号は、改修標準仕様書の当該項目、当該図又は当該表を示す。 特記事項に記載の[] 内表示番号は、標準仕様書の当該項目、当該図又は当該表を示す。 (4) 東海地震に係る地震防災対策強化地域内における工事にあつては「大規模地震対策特別措置法」による注意情報が発せられた場合、受注者は人身の保護及び安全な避難に必要な補強、落下防止等の保全措置を講ずるとともに、工事中断の措置をとること。又この事実が発生した場合は、契約書第2.6条(臨機の措置)によって処理されたものとする。 (5) 標準仕様書で「特記がなければ、」以降に具体的な材料・品質性能・工法・検査方法等を明示している場合において、それらが関係法令の改正等により(条例を含む)に抵触する場合には、関係法令等の遵守(1.1.13)の規定を優先する。	1 共通事項 ⑩ 建設機械 1) 本工事においては「低騒音型・低振動型建設機械の指定に関する規程」(平成9年7月31日建設省告示第1536号、最終改正 平成20年3月28日国土交通省告示第361号)に基づき指定された建設機械を使用する。ただし、これにより難い場合は、監督職員と協議の上、必要書類を提出するものとする。 2) 本工事においては「排出ガス対策型建設機械指定要領」(平成3年10月8日建設省経機発第249号、最終改正 平成14年4月1日国総施第225号)に基づき指定された建設機械を使用する。排出ガス対策型建設機械を使用できない場合は、平成7年建設技術評価制公募課題「建設設備の排出ガス浄化装置の開発」、又はあるいはこれと同等の開発目標で実施された建設技術審査証明事業により評価された排出ガス浄化装置を装着することで、排出ガス対策機械と同等とみなす。ただし、これにより難い場合は、監督職員と協議するものとする。 排出ガス対策建設機械、又は排出ガス浄化装置を装着した建設機械を使用する場合、現場代理人は、施工現場において使用する建設機械の写真撮影を行い、監督職員に提出するものとする。 次の工種に該当する工事の施工計画書を当該工事の施工に先立ち作成し、監督員に提出する。(1.3.5) ○仮設工事 ・塗装改修工事 ・防水改修工事 ・耐震補強工事 ・外壁改修工事 ・環境配慮改修 ・建具改修工事 ○その他改修工事(電気工事) ・内部改修工事 ⑪ 施工計画書 ⑫ 施工中の安全確保 (1) 各法令に従い、常に工事の安全に留意して現場管理を行い、施工に伴う災害及び事故の防止に努める。 (2) 気象予報又は警報等について、常に注意を払い、災害の予防に努める。 (3) 火気の使用、溶接・溶断作業等を行う場合は、火気の取扱いに十分注意するとともに、適切な消火設備、防炎シート等を取捨けるなど、火災の防止措置を講ずる。 (4) 保安上必要な施設等は、各法令、規定に基づき設置する。 (5) 仮囲いは隙間がないよう設置し、第三者の進入がないようにする。 (6) 毎日の作業開始前、終了後の現場内外の点検を行い、点検記録を作成する。(手元機器、重機、仮設物全般の点検を行う) ・土工事 ・地業工事 ・鉄筋工事 ・コンクリート工事 ・主要資材の搬入搬出が頻繁に行われる時。 ○その他必要と認められる時。(監督員と協議の上必要と思われる場合) ⑬ 発生材の処理等 ○引渡しを要するもの(安定器、蛍光灯)但し、安定器については担当者の指示により蛍光灯については直管のみとしツイーン蛍光灯、ダウンライト灯、非常照明専用灯等は処分とする ※再生資源 利用計画書 ※再生資源利用 促進計画書 建設リサイクル法の実施に係る岐阜県指針に基づき、工事着手前に再生資源利用計画書及び 再生資源利用促進計画書を、また、工事完了後に同計画書の実施報告書を提出すること。(コプリス・プラスにより作成) 特定建設資材の分別解体等・再資源化等が完了したときは、建設リサイクル法第18条に基づき監督員に報告すること ※建設副産物の管理 建設副産物の管理については「高山市建設工事における建設副産物管理の運用について」を適用する。また、同運用による「建設副産物処理計画書」ならびに記載数量計算書を作成添付し提出すること廃棄物マニフェスト及び計量伝票を提示できるよう整備し提示すること有価物がある場合は、有価物の処理伝票と有価処理の総額等がわかる資料を整備し提示すること ・別表1 建築物に係る解体工事 <table> <tr> <th colspan="3">工程ごとの作業内容及び解体方法</th></tr> <tr> <th>工 程</th><th>作業内容</th><th>分別・解体の方法</th></tr> <tr> <td>○建築設備、内装材等</td><td>○有 ・無</td><td>○手作業 ・手作業と機械作業の併用</td></tr> </table> ⑭ 事故報告 工事施工中に事故が発生した場合には、直ちに監督職員に通報するとともに、事故発生報告書を監督職員に速やかに提出すること。 (a) 工事の着手、施工、完成に当たり、関係官公署その他の関係機関へ必要な届出手続等を迅速なく行う。手続き費用等は請負者の負担とする。 (b) 届出手続等を行うに当たっては、届出内容について、あらかじめ監督員に報告する。 (c) 官公署その他関係機関の検査においては、その検査に必要な資機材、労務等を提供する。 ⑮ 官公署その他への届出手続等 本工事に使用する材料等は、設計図書に定める品質及び性能を有するものとし、JIS又はJASマーク表示のない材料等は、次の1)から6)の事項を満たすものとする。 1) 品質及び性能に関する試験データが整備されていること。 2) 生産施設及び品質の管理が適切に行われていること。 3) 安定的な供給が可能であること。 4) 法令等で定める許可、認可、認定又は免許を取得していること。 5) 製造又は施工の実績があり、その信頼性があること。 6) 販売、保守等の営業体制が整えられていること。 ⑯ 施工調査 ※施工計画調査 本工事該当部位及び関連部位について既存施設(配線配管等を含む)について事前調査、情報収集を行う。 報告書 監督職員に2部提出 立面図、平面図等に記載、必要に応じ写真を添付 ⑰ 施工条件 ・施工時間 ○下記による ※左記に○があるものは再度、監督員と協議する (1) 作業時間は、工事場所ごとに事前協議の上決定する。 (2) 取り外した蛍光管及び安定器は、全て高山市の指定する場所(庁舎内)へ保管すること (3) 作業工程に関しては、発注者と綿密な打ち合わせの上計画すること ・施工順序 (・指定なし ○打ち合わせによる) ・工事用車両の駐車場 (・指定なし ○打ち合わせによる) ・資機材置場 (・指定なし ○打ち合わせによる) ・当該施設は工事期間中も休業することができないため、安全管理に充分な配慮をすること ⑱ 施工中の環境保全等 (1) 各法令に従い、工事の各段階において、騒音、振動、粉塵、臭気、大気汚染、水質汚濁等の影響が生じないよう、周辺環境の保全に努める。 ⑲ 環境への配慮 ㊄印は「国等による環境物品等の調達推進等に関する法律」(以下「グリーン購入法」という。)の特定調達品目を示す。原則としてグリーン購入法における特定調達品目の使用に努めること。 判断の基準は「環境物品等の調達の推進に関する基本方針(平成22年2月閣議決定)」による。	工程ごとの作業内容及び解体方法			工 程	作業内容	分別・解体の方法	○建築設備、内装材等	○有 ・無	○手作業 ・手作業と機械作業の併用	1 共通事項 ㉑ 材料等 (1) 本工事に使用する建築材料等は、設計図書に規定するもの又はこれらと同等のものとする。ただし、同等のものとする場合は、監督員の承諾を受ける。使用する建築材料が、国土交通省大臣官房官庁営繕部監修「建築材料・設備機材等品質性能評価事業建築材料等評価名簿(令和8年度版)」による場合は、評価書の写しをもって、標準仕様書1.4.2.bの品質及び性能を有することの証明となる資料の提出を省略することができる。ただし、標準仕様書に規定されている製作図、試験成績書等は除く。 (2) 室内に使用する合板、接着剤等は原則としてF☆☆☆☆を基本とし、該当する材料等が無い場合は、F☆☆☆☆はその同等品の揮発性有機化合物(VOC)の放出量の少ない材料とし、監督職員の承諾を受けること。 総合試運転を行う上で、関連工事を含めた各工事が工期のおおむね10日前までに支障のない状況まで完了していること。 ○適用する ・適用しない ○適用する ・適用しない ㉒ 概成工事 ㉓ 施工管理技術者 ㉔ 電気保安技術者 ㉕ 工事写真 ※「営繕工事電子納品要領」による ㉖ 完成写真 撮影箇所数 ※() 箇所・航空写真() 箇所 ○監督職員の指示による 本完成写真の著作権の権利は、発注者に委譲するものとする。 提出内容 ※電子データ 1部 画素：長辺で2880PIX以上 記録方式：RGB(フルカラー)、JPEG最高画質 記録媒体：CD-R(ISO) ○カラープリント A4版ファイルにて(1部)提出 アルバム(黒表紙金文字300mm×300mm程度) ※無し・有り ・四つ切 () 枚 ※アルミ額縁 ・半切 () 枚 ※アルミ額縁 ・全紙 () 枚 ※アルミ額縁 [3.2.5] ㉗ 工事書類の簡素化 1. 実施にあたっては「工事書類簡素化要領」(技191号平成22年6月30日改正)に基づいて実施すること ㉘ 施工の立会い等 ※総合施工計画にて段階確認及び自主管理項目を計画し、承認を得ること。 各工程、段階確認、自主管理報告後に次工程に進むこと ㉙ 完成時の提出書類 ○完成図(施工図、施工計画書を除く) (1.8.1~3)(表1.8.1) ※新規に作成・既存完成図を修正 記載内容は監督職員と協議する。 完成図CADデータ(CD-R) 作成方法は「営繕工事電子納品要領(案)」による。 ○保全に関する資料 提出 ※1部 ・ ○施工図
工程ごとの作業内容及び解体方法											
工 程	作業内容	分別・解体の方法									
○建築設備、内装材等	○有 ・無	○手作業 ・手作業と機械作業の併用									

電気設備工事特記仕様書

1 工事概要

1、工事名称

高山市役所本庁舎5階LED照明改修工事

2、工事場所

岐阜県高山市花岡町2丁目18番地
高山市役所 5階フロアー・6階傍聴席(5階床面積：2,122.47㎡)

3、工事項目

(○印内に番号記入のものとび○印のみ適用する。)

工事項目	建物名称	5 F				
1 電灯設備						
・照明設備		○				
・コンセント設備						
・電気暖房設備						
・誘導灯設備		○				
・非常用照明設備		○				
・室内機電源設備						

2 工事仕様

1、共通仕様

(○印のみ適用する)

図面及び特記仕様に記載されていない事項は、全て下記仕様による。

・国土交通省大臣官房官庁営繕部監修

・公共建築工事標準仕様書（電気設備工事編）

令和7年度版

・公共建築設備工事標準図（電気設備工事編）

令和7年度版

・公共建築改修工事仕様書（電気設備工事編）

令和7年度版

・但し、放送機器、通信機器、盤類、その他弱电機器等の仕様は、機材メーカー標準と読み替える。

・内線規定、電気設備技術基準、所轄電力会社規定、建築基準法、消防法その他関係法規に準拠する。

2、特記仕様

この特記仕様は、下記の要領により適用する。

(1) 項目並びにそれに関する特記事項は、番号に○印記入のものを適用する。

(2) 特記事項の内、選択の必要があるものは○印のみ適用する。

共通事項

1法令等の事項

この工事に関係ある法律、政令、省令、告示、条例、各地方公共団体の内線基準及び指針等はよくこれを遵守し、必要ある届け出、手続き等は、請負者が代行する。これに要する費用は、全て請負者が負担する。

現場の納まり、取合上の位置、工法等の軽微な変更が生じた場合は、監督員の指示に従う。この場合、請負金額は、増減しないことを原則とする。

本設計図書は、工事方針の概要を示すもので、工事請負者は施工前に十分な打合わせを行い、実施工程表、施工計画書、施工図、承認図を作成し、監督員の承諾を得た後、着工する。（設計図書に明示なき部分であっても、当然必要と認められる事項は、異議なくこれを施工する。）

本工事施工に伴う既設設備との軽微な加工、改造等は、本工事とする。

撤去した後再使用する機器は、清掃及び絶縁測定の上、良品のみ使用する。但し、機器品質の良否判定は、監督員の指示による。

1）本工事に使用する設備機材等は、設計図書に定める品質及び性能を有する新品とする。

2）主要材料については、契約後速やかに主要機材の製作所名等一覧表を提出し主監督員の確認を受けて施工する。

3）設計図書に記載してあるものと及び監督員の指示する材料、仕上げの程度、色合い等は、予め見本を提出して確認を受ける。

本工事と他工事との取合いは、別紙「工事区分表」による

発生材の処理は、特記仕様書（一般）による。

本工事に必要な提出書類は、特記仕様書（一般）による。

プレートは、下記を標準とする。

・新金属製

・樹脂製（標準）

・ステンレス製

配線器具は、下記を標準とする。

・大形連用型

・ワイドハンドル型

・薄銅電線管(19.25～.75)は、表示されているものと同一外径の寸なし電線管を使用してもよい。(露出部分は除く)

本工事請負者は、火災保険、及び請負賠償責任保険等に加え、証書の写しを監督員に提出する。

尚、加入金額は請負金額相当分とし、加入期間は工事開始日から竣工期限後14日までとする。

下記の項目については、監督員の了承を得るものとする。

・各種製品検査

・各種仕上検査

・工事中間検査及び竣工検査

本工事に使用する材料の内、係員より指示あるものに関してはその成績表を提出するか、又は監督員の承認する試験所で試験を行い、承認を受けなくてはならない。

尚試験に要する費用は全て請負者の負担とする。

・撤去及び取壊し工事は、事前に既存設備の概要を把握し、他に影響が及ばないよう充分検討した上で着工する。

・引渡しを要するものは監督員の指定する場所に整理しリストを作成の上設管理者へ引渡す。又引渡しを要しないものは全て場外に搬出し下記の産業廃棄物適正処理の項及び関係法令に従い適正に処理する。

・受注者は、産業廃棄物が搬出される工事にあたっては、監督員の指示に従い産業廃棄物関連書類の提出並び確認及び処理施設の現地確認並びに建設廃棄物処理状況の管理を行い、産業廃棄物が最終処分に至るまで適正に処理されている事を確認しなければならない。

・事前調査

(

・本工事

・別途

)

・調査項目

(

・既存資料調査

・既設配線ルート

)

・調査範囲

(

・図示

・工事範囲

)

・調査方法

(

・図示

・目視

)

施工前後指定した位置で照度測定を各部屋毎で測定し図面に明記の上提出の事

20 その他

・工事範囲外の部屋は工事期間内も使用する為、機器及び配線撤去の際には事前に施工前調査で既設配線ルート等の調査を行い、工事範囲外の部屋の電気設備に影響が有無を確認の事。

・既設電気設備に影響が有る場合は監督員と協議の上、配線迂回、仮電源の準備等の必要と思われる仮設備工事を行う事。

・別途機器への接続は、本工事とする。

21 工事方法

・電力、引込契約、引き込み位置については、関係会社等と打合せの上、監督員の指示に従う。

・建築基準法及び消防法で定められた電源回路には、赤色等を、銘記する。

・707プレートは砲金製で、水平高低調整リフト付とする。

・分電盤からの立上り予備配管として、予備の配線用遮断器が4個以下の場合は管径25を1本、5個以上の場合25を2本以上、天井裏まで立上げる。

・配管工事のみの場合は、導入線(2.0m/m㎡被覆鉄線)

・配管の1区間が30m以上となる場合には、途中にプルボックス又はジョイントボックスを設ける。

・位置ボックスは、原則としてフットレイトとする。

・建築工事で、FP板(スライム等)打込みの箇所に取付ける位置ボックス等は、保温、結露防止処置を施す。(外壁部のみ)

・配線器具等を安装しない位置ボックスには、用途表示付プレートを取付ける。

・姿図の寸法、形状は参考とする。

・防火区画の界壁、隔壁の貫通部には、耐火処置を施す。

・接地極の付近には接地極埋設標を設け、種別、埋設位置、深さ、埋設年月日を明記する。

・金属配管(E)及びプルボックスにはアースボンドをとる。

・金属配管見え掛りは塗装仕上げとする。仕様は標準仕様書（電気工事編）[2.7.1]による。

・本設計図書は、既存建物の新築時に於ける設計図に基づいて作成されている。従って新築時の納まり、取合い等による変更、又は竣工後に行われた増改築及び設備の増設等により、既存の状態と既存図面との間に差異が生じ、本設計図書によることが困難な場合は、監督員と打合せの上、その指示に従う。

・図記明記無き場合でも、天井張替え、壁張替え等に伴う既設機器の取外し・再取付は本工事とする。

・撤去工事に於いて、図記明記無き場合でも調査の上、不要と思われる配線、配管（露出のみ）、機器については監督員と打合せの上、その指示に従う。（原則として撤去とする）

・既設配線の切り離し施工等による停電工事に伴う諸調整を市担当者で行うこと。

・防災無線の仮電源への接続を行うこと。

・既設照明器具の開口がLED照明の必要開口より小さい事により天井材を加工する場合天井材は、みなしアスベスト含有建材とし適正に施工し処理する事

電灯設備

1 電気方式

2 配線方法

3 照明器具

4 床付コンセント

5 コンセント

分岐

相線式

100V

単相2線式

200V

・銅製電線管

・合成樹脂可とう電線管(PF)

・樹脂化被覆

・ケーブル配線

・金属ダクト

・ケーブルダクト

・2種可とう電線管(F2)

(イ)LEDで、電源内蔵型非常用照明器具又はその他照明器具の重量が、6Kg以上を超える器具は構造体より吊ボルト(6Φ)以上にて支持する。

(ロ)特殊な照明器具は上記による他、監督員の指示による。

(ハ)木、その他可燃物に取付ける場合には、遮熱を考慮する。

・スライド式

・0A707-用(モジュール)組

・ハイブリッドタイプ

・ワット数飛び出し式

・フリー707用

コンセントは全て接地極付アースターミナル付を使用とする。

工事名

高山市役所本庁舎5階LED照明改修工事

図名

電気設備工事特記仕様書

縮尺

-

番号

8枚の内2号

設計年月日

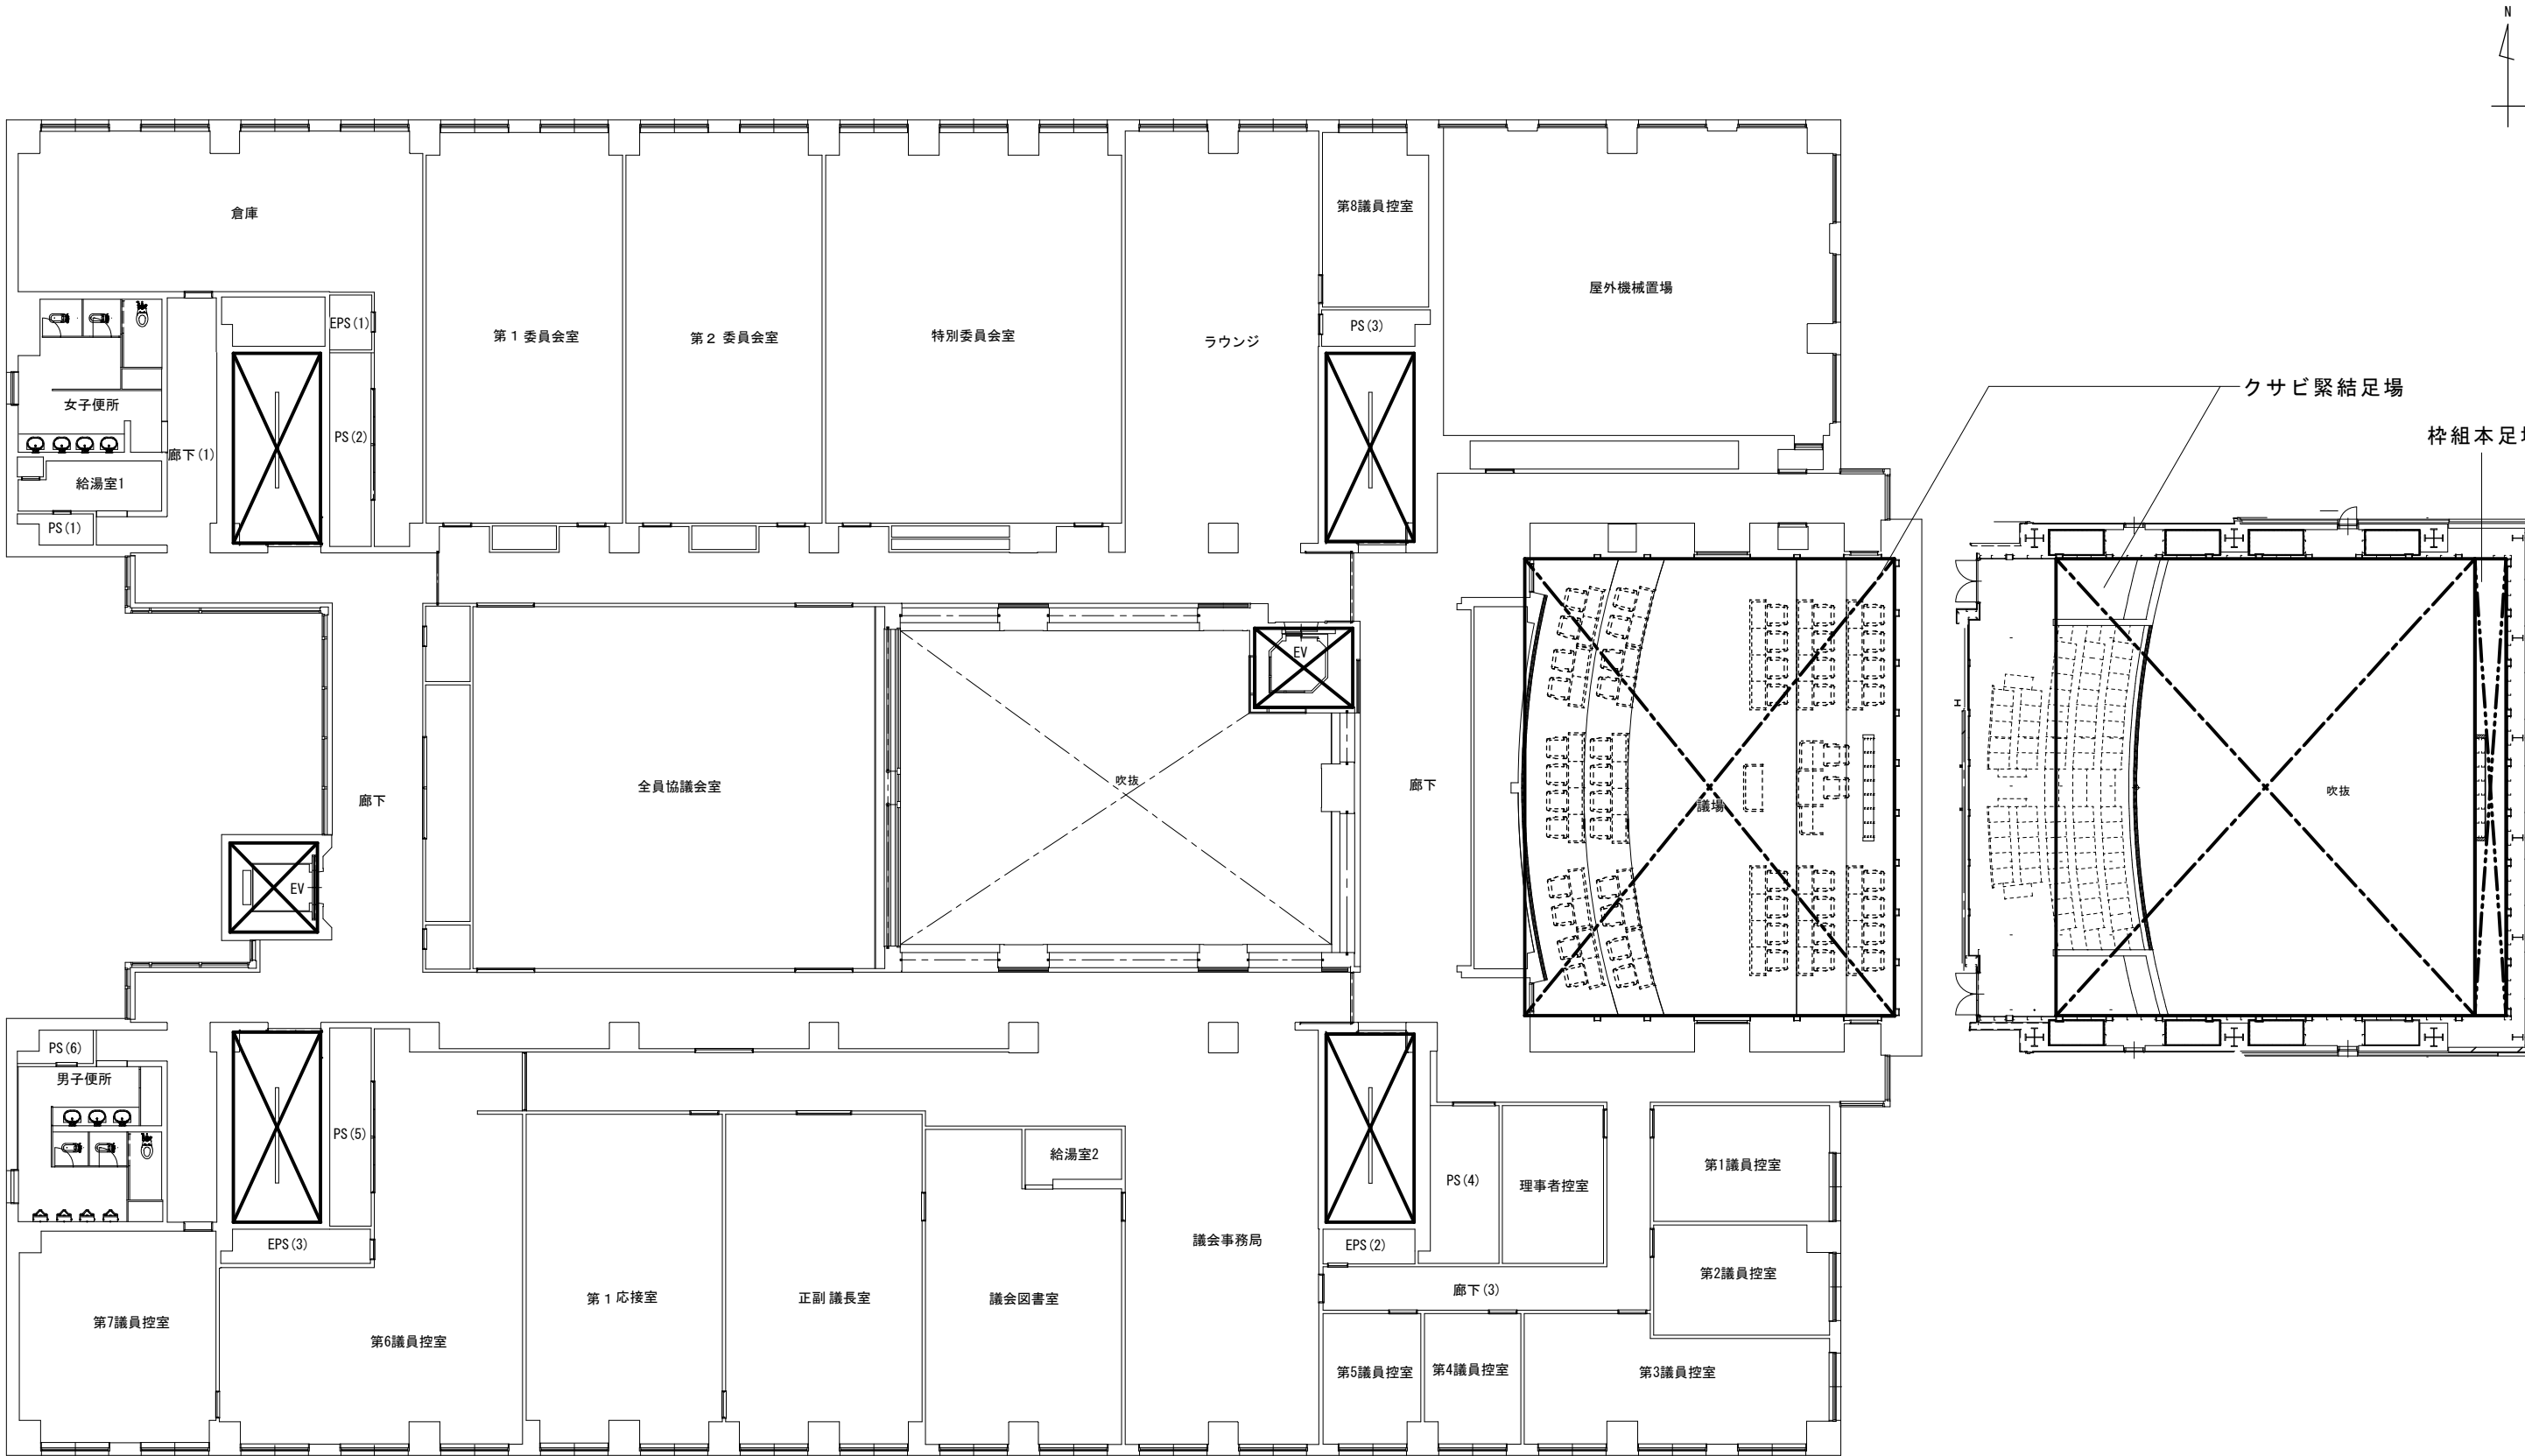
令和8年8月

設計

有限会社 野中建築設計事務所

一級建築士195187 野中隆平

高山市



仮設計画図 1/150

-  今回工事対象外部分
-  クサビ緊結足場部分
-  桝組本足場部分

上記以外の場所は脚立足場とする

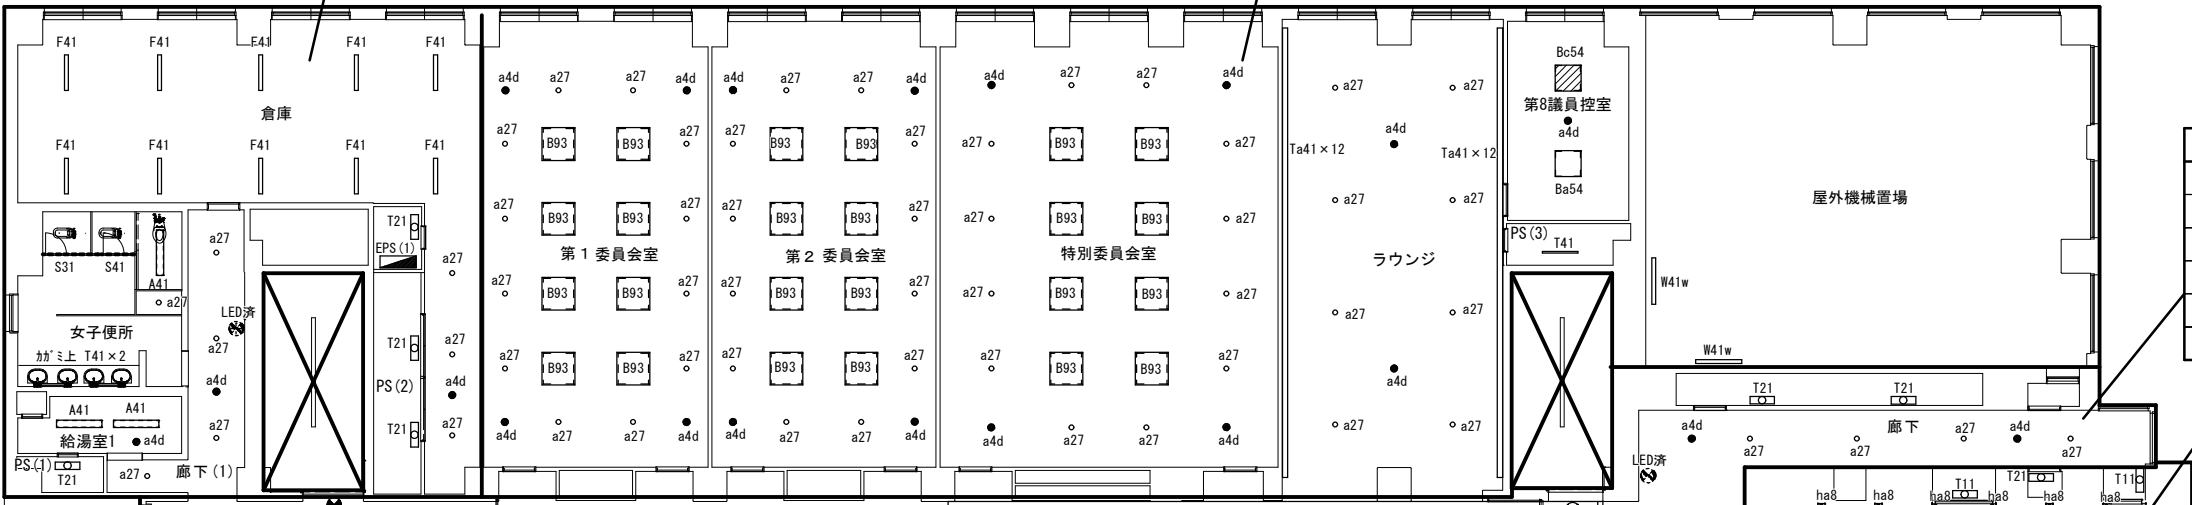
脚立足場：基本的に既設事務机等の什器類の移動はないものとして設置し埃等が什器類にかからないようにシート等で養生する事。

資材置き場：資材は当日使用分のみの搬入とし原則資材置き場は設けない。

工事名	高山市役所本庁舎5階LED照明改修工事			
図 名	仮設計画図			
縮 尺	1/150	番 号	8 枚の内 3 号	
設 計 日 月 日	令和 8年 8月			
設 計	有限 会社	野中建築設計事務所		一級建築士195187 野 中 隆 平
高 山 市				

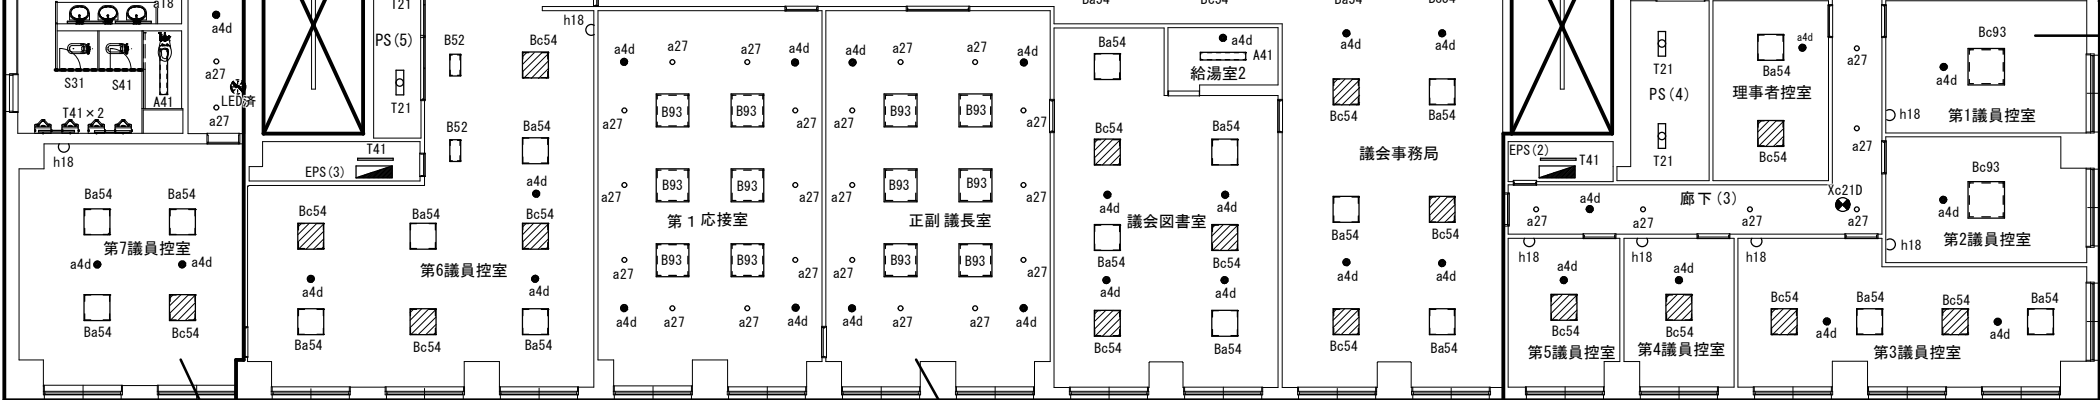
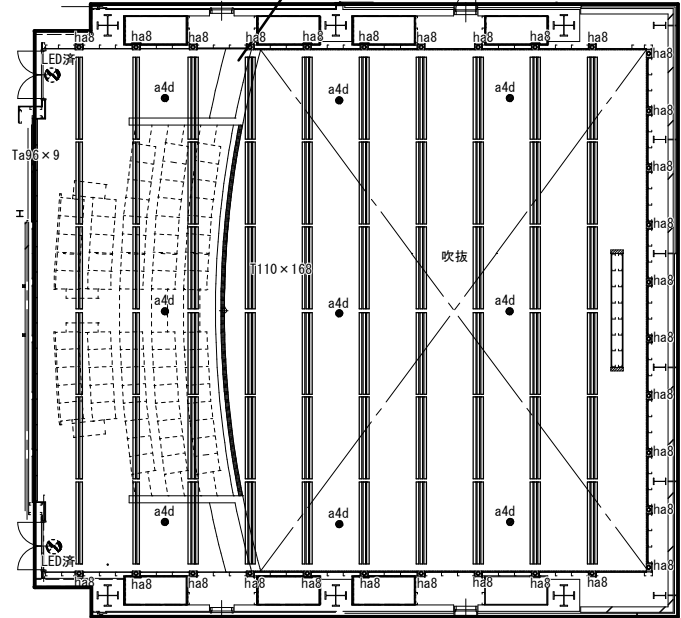
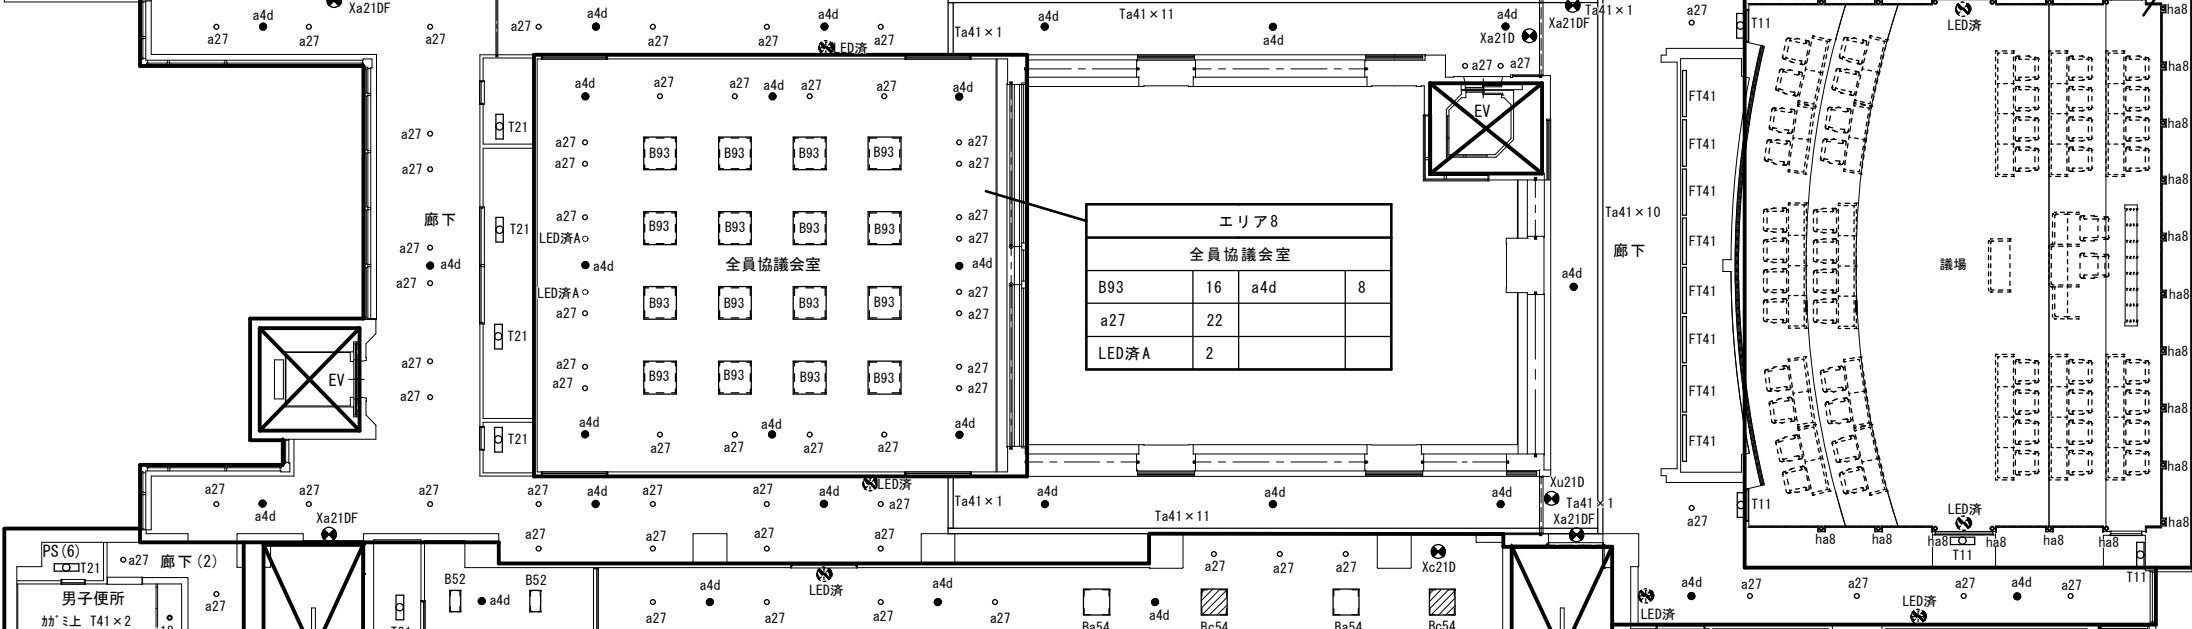
エリア1									
女子便所			廊下(1)		給湯室1		倉庫		PS(2)
T41	2	a27	1	a27	4	A41	2	F41	10
S31	1			a4d	1	a4d	1	a27	3
S41	1			誘導灯LED済		PS(1)		a4d	1
A41	1					T21	1		EPS(1)
								T21	1

エリア2											
第1委員会室		第2委員会室		特別委員会室		ラウンジ		第8議員控室		PS(3)	
B93	8	B93	8	B93	8	a27	8	Ba54	1	T41	1
a27	12	a27	12	a27	12	a4d	2	Bc54	1		
a4d	4	a4d	4	a4d	4	Ta41	24	a4d	1		



エリア3			
廊下			
a27	36	Xa21DF	4
a4d	18	Xa21D	1
Ta41	36	Xu21D	1
T21	6	誘導灯LED済	
FT41	8		

エリア4			
議場			
T110	168	T21	1
ha8	52	T11	6
a4d	9		
Ta96	9	誘導灯LED済	



エリア5									
廊下(3)		第1議員控室		第2議員控室		第3議員控室			
a4d	1	Bc93	1	Bc93	1	Ba54	2		
a27	6	a4d	1	a4d	1	Bc54	2		
Xc21D	1	h18	1	h18	1	a4d	2		
						h18	1		
第4議員控室		第5議員控室		理事者控室		PS(4)			
Bc54	1	Bc54	1	Ba54	1	T21	2		
a4d	1	a4d	1	Bc54	1				
h18	1	h18	1	a4d	1	EPS(2)			
						T41	1		

エリア7					
廊下(2)		第7議員控室		男子便所	
a4d	1	Ba54	3	T41	4
a27	4	Bc54	1	S41	1
誘導灯LED済	1	a4d	2	S31	1
		h18	1	A41	1
				a18	1

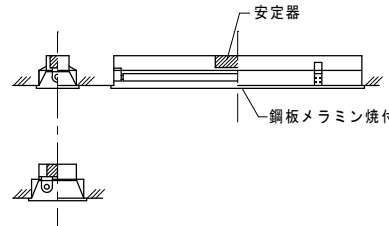
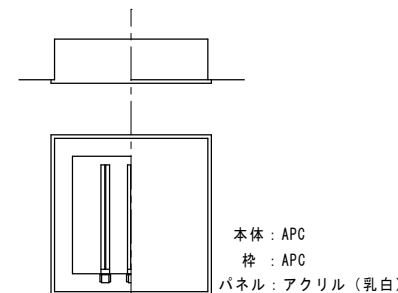
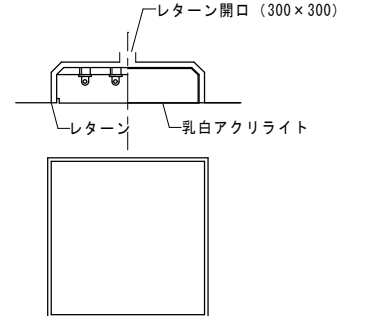
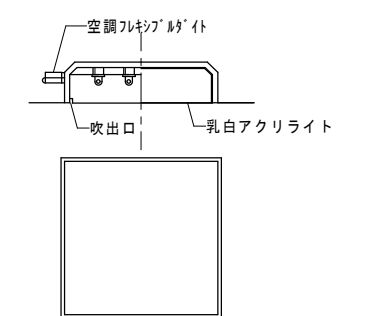
 
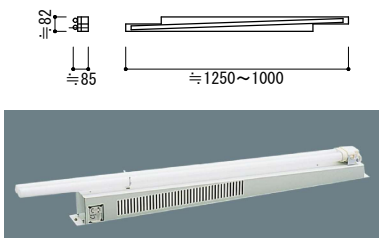
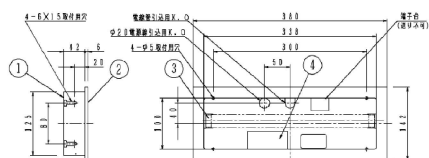
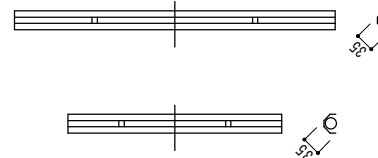
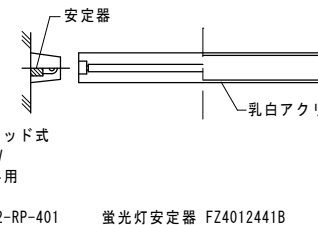
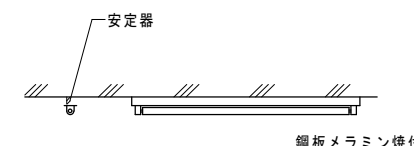
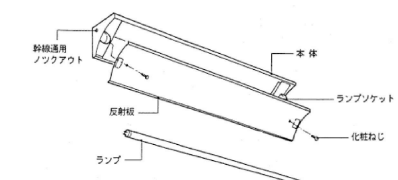
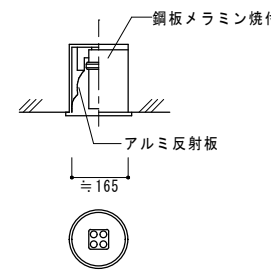
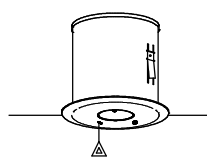
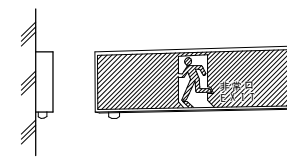
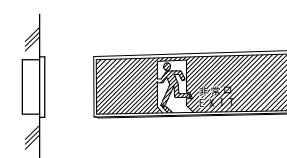
エリア6											
PS(5)		第6議員控室		第1応接室		正副議長室		議会図書室		給湯室2	
T21	2	Ba54	4	B93	6	B93	6	Ba54	4	A41	1
		Bc54	4	a27	10	a27	10	Bc54	3	a4d	1
EPS(3)		B52	4	a4d	4	a4d	4	a4d	4		
T41	1	a4d	4								
		h18	1								

凡例

※表中個数は撤去数を示す

工事名	高山市役所本庁舎5階LED照明改修工事		
図名	改修前 照明配置図		
縮尺	1/150	番号	8 枚の内 4 号
設計年月日	令和 8年 8月		
設計	有限会社 野中建築設計事務所 一級建築士195187 野中 隆平		
高山市			

照明器具姿図

A埋込下面解放					B埋込形カバー付					Ba埋込下面アクリ（レターン4周共）					Bc埋込下面アクリ（空調吹出口4周共）					Tトラフ形					Ta間接照明用トラフ形				
A41	FL40W×1	RH		5台	B52	FPL55W×2	EH	≒600×300	4台	Ba54	FPL55W×4	EH	≒800×800	20台	Bc54	FPL55W×4	EH	≒800×800	19台	T21	FL20W×1	GH		16台	Ta41	FL40W×1	EH		60台
					B93	FPL96W×4	EH	≒900×900	52台						Bc93	FPL96W×4	EH	≒1000×1000	2台	T41	FL40W×1	RH		9台	Ta96	FPL96W×1	EH		9台
 ●【A41】の直管蛍光灯は再利用 それ以外は撤去処分					 ●撤去処分					 ●撤去処分					 ●【Bc93】の本体枠＋パネルは再利用 それ以外は撤去処分					 ●【T21】【T41】の直管蛍光灯は再利用 それ以外は撤去処分					 ●【Ta41】の直管蛍光灯は再利用 それ以外は撤去処分				
T	標示灯				S	便所間接用				W	ウォール灯				F	下面解放				FT					h	ブラケット			
T11	FL10W×1			6台	S31	FL30W×1	EH		2台	W41w	FL40×1	RH	防水	2台	F41	FL40W×1			10台	FT41	40W			8台	h18	FPL18W×1	EH		7台
					S41	FL40W×1	EH		2台																				
品番：FA11910										品番：NW41848										品番：FT-41315-RS					品番：NF11540				
 ●【T11】の直管蛍光灯は再利用 それ以外は撤去処分					 ●【S31】【S41】の直管蛍光灯は再利用 それ以外は撤去処分					 ●【W41w】の直管蛍光灯は再利用 それ以外は撤去処分					 ●【F41】の直管蛍光灯は再利用 それ以外は撤去処分					 ●【FT41】の直管蛍光灯は再利用 それ以外は撤去処分					 ●撤去処分				
ha	ダウンライト				a	埋込下面解放				a	埋込下面解放（非常照明）				Xa	避難口誘導灯				Xc	通路誘導灯（天井吊下形）（内臓電池）				Xu	避難口誘導灯（埋込）（電池内臓）			
ha8	JD75W			52台	a27	FDL27W	EH	白色	147台	a4d	ML40W			88台	Xa21D	FL20W×1	GL		1台	Xc21D	FL20W×1	GL		2台	Xu21D	FL20W×1	GL		1台
					a18	FDL18W		白色	1台						Xa21DF	FL20W×1	GL	キレノラング付	4台										
電球品番：JD110V85WNPE（100形ミニハロゲン100V/110V用E11口金）					 ●撤去処分					 ●撤去処分					 ●【Xa21D】【Xa21DF】の直管蛍光灯は再利用 それ以外は撤去処分					 ●【Xc21D】の直管蛍光灯は再利用 それ以外は撤去処分					 ●【Xu21D】の直管蛍光灯は再利用 それ以外は撤去処分				

※FL10W～FL40Wの直管蛍光灯は再利用のため処分ではなく引き渡し

（対象：A41・T21・T41・Ta41・T11・S31・S41・W41w・F41・FT41・Xa21D・Xa21DF・Xu21D・Xc21D）

※表中個数は撤去数を示す

工事名	高山市役所本庁舎5階LED照明改修工事				
図 名	改修前照明姿図				
縮 尺	-	番 号	8	枚の内	5 号
設 計 年 月 日	令和 8年 8月				
設 計	有限 野中建築設計事務所 一級建築士195187 会社 野 中 隆 平				
高 山 市					

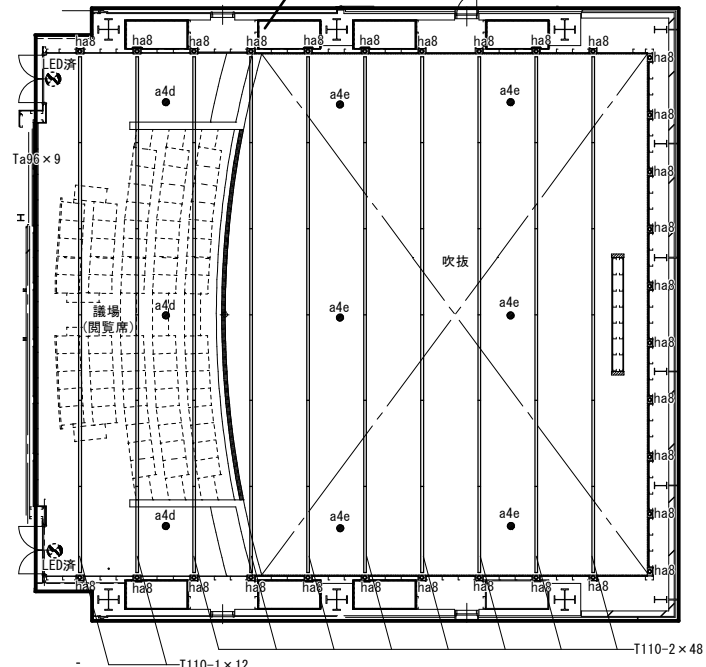
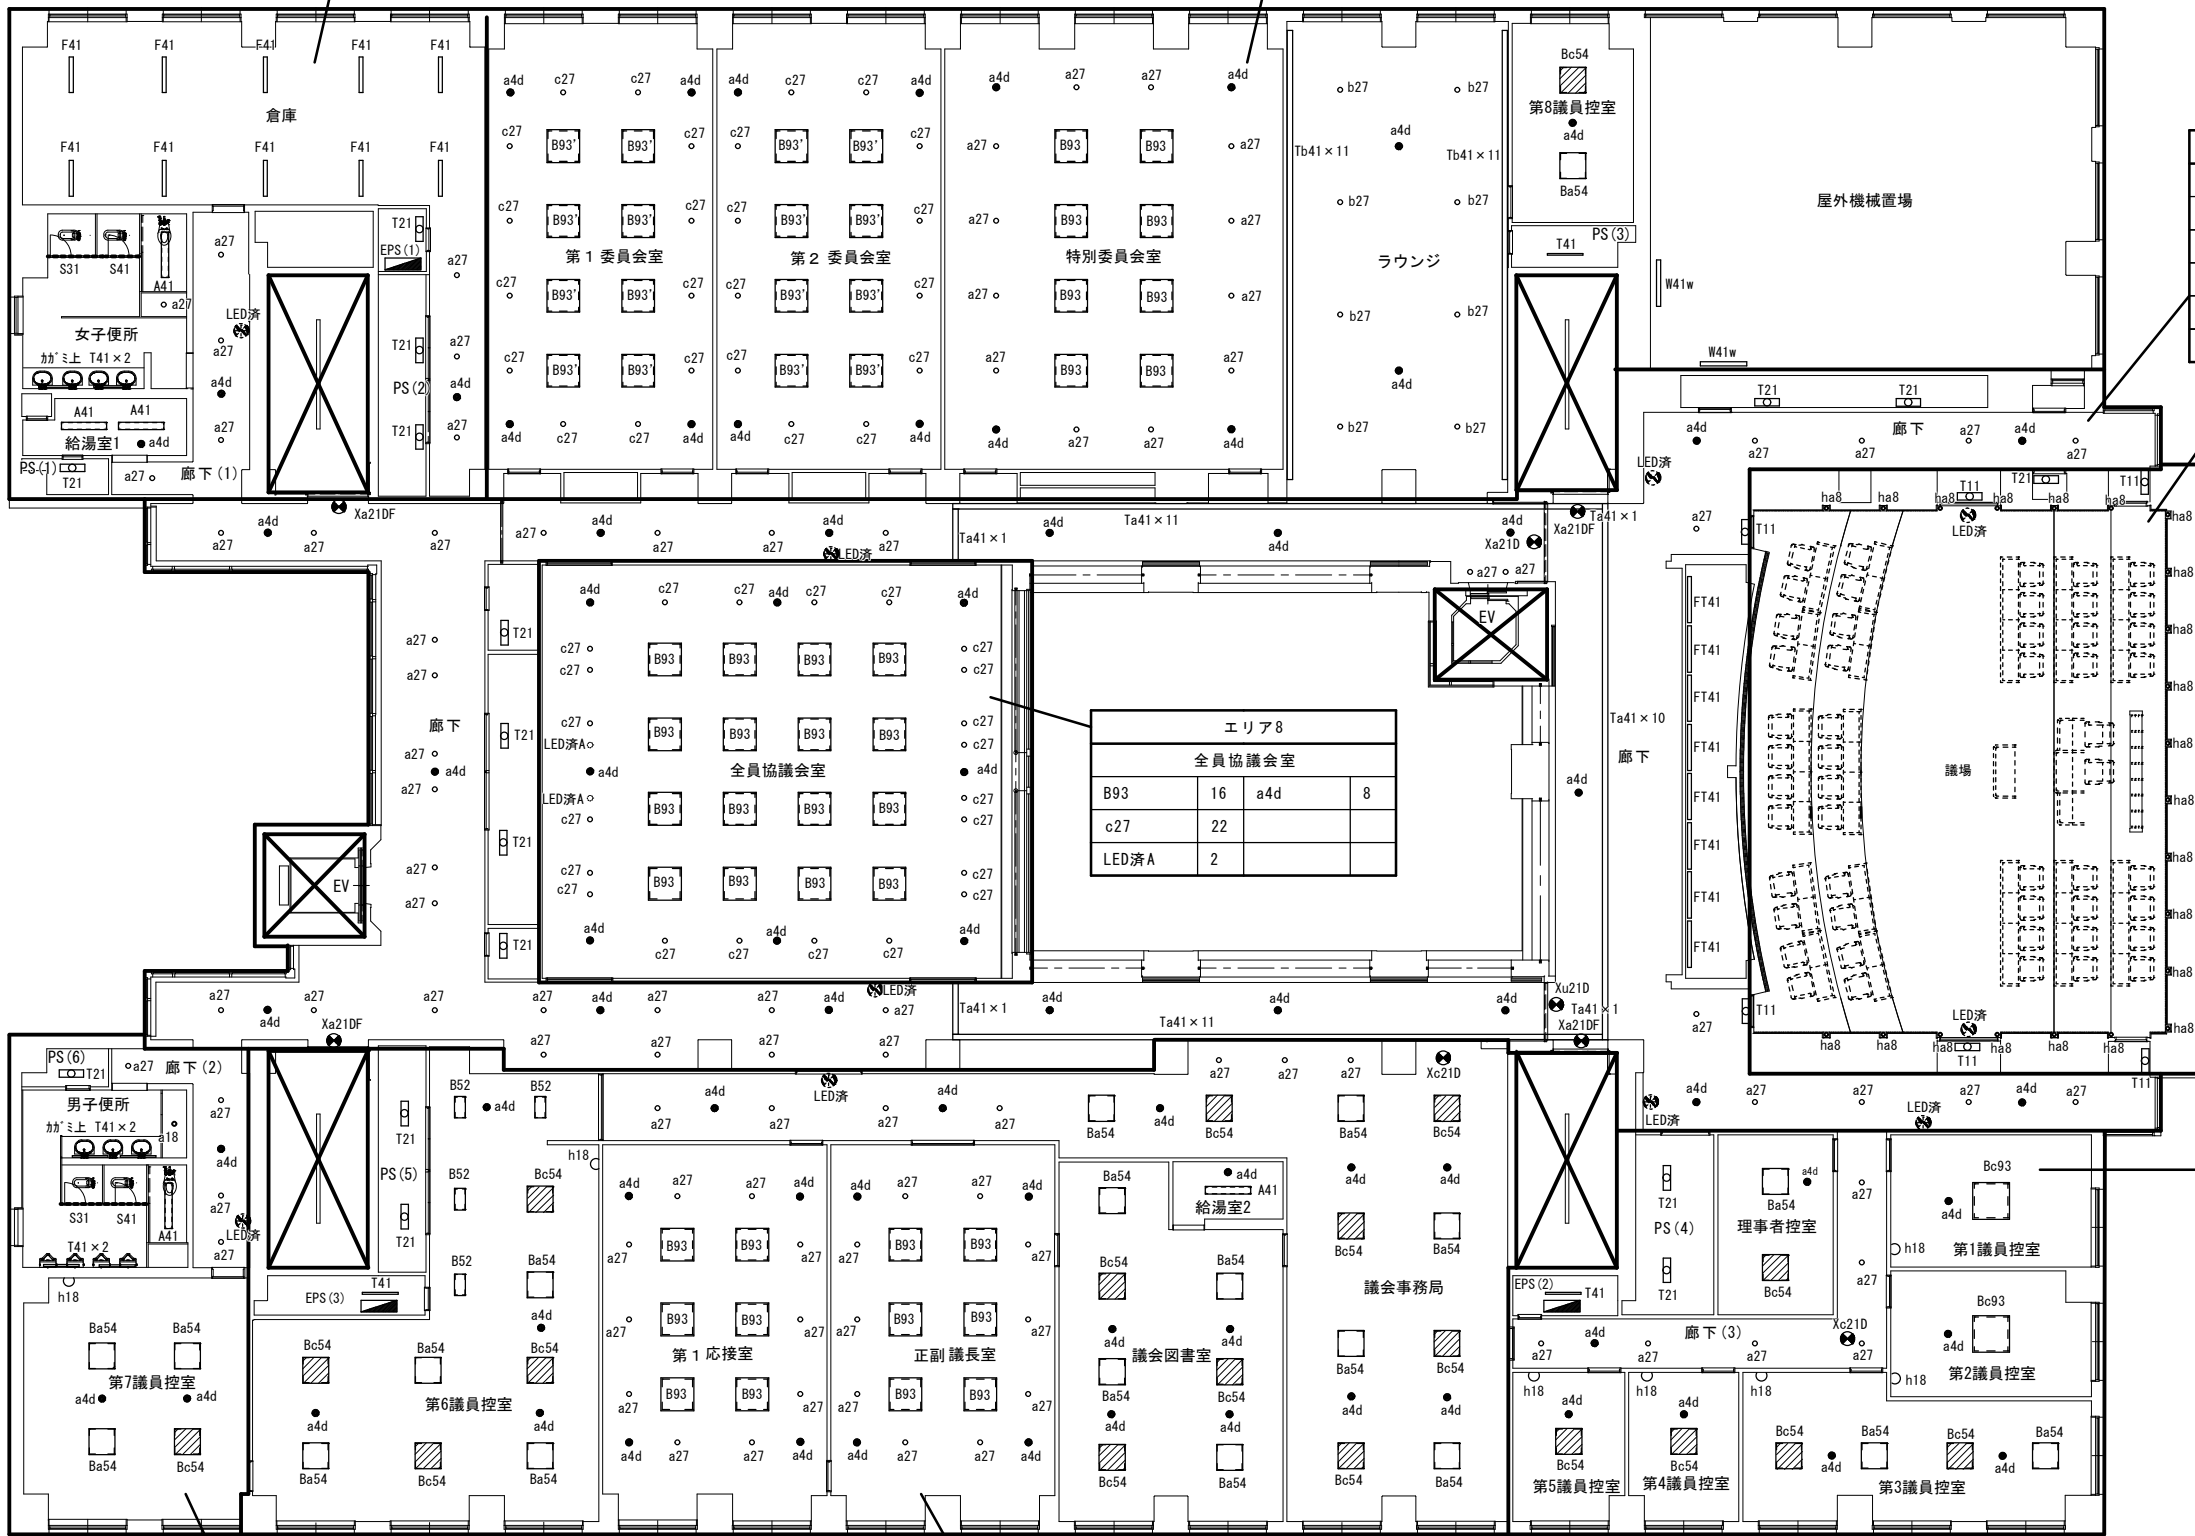
エリア1									
女子便所			廊下(1)		給湯室1		倉庫		PS(2)
T41	2	a27	1	a27	4	A41	2	F41	10
S31	1			a4d	1	a4d	1	a27	3
S41	1			誘導灯LED済	1	PS(1)		a4d	1
A41	1					T21	1		T21

エリア2											
第1委員会室	第2委員会室	特別委員会室	ラウンジ	第8議員控室	PS(3)	屋外機械置場					
B93'	8	B93'	8	B93	8	b27	8	Ba54	1	T41	1
c27	12	c27	12	a27	12	a4d	2	Bc54	1		
a4d	4	a4d	4	a4d	4	Tb41	22	a4d	1		

エリア3			
廊下			
a27	36	Xa21DF	4
a4d	18	Xa21D	1
Ta41	36	Xu21D	1
T21	6	誘導灯LED済	5
FT41	8		

エリア4			
議場			
T110-1	12	Ta96	9
T110-2	48	T21	1
ha8	52	T11	6
a4d	3		
a4e	6	誘導灯LED済	4

※T110-1、T110-2共 照明ﾊﾞｯﾁ(ﾌｧﾘﾝｸﾞ ｷｰﾍﾟﾝｸﾞ)



エリア5					
廊下(3)		第1議員控室	第2議員控室	第3議員控室	
a4d	1	Bc93	1	Bc93	2
a27	6	a4d	1	a4d	2
Xc21D	1	h18	1	a4d	2
				h18	1
第4議員控室		第5議員控室	理事者控室	PS(4)	
Bc54	1	Bc54	1	Ba54	2
a4d	1	a4d	1	Bc54	
h18	1	h18	1	a4d	
				EPS(2)	
				T41	1

エリア7					
廊下(2)	第7議員控室	男子便所	PS(6)		
a4d	1	Ba54	3	T41	4
a27	4	Bc54	1	S41	1
誘導灯LED済	1	a4d	2	S31	1
		h18	1	A41	1
				a18	1

エリア6									
PS(5)	第6議員控室	第1応接室	正副議長室	議会図書室	給湯室2	議会事務局			
T21	2	Ba54	4	B93	6	Ba54	4	A41	1
		Bc54	4	a27	10	Bc54	3	a4d	1
EPS(3)	B52	4	a4d	4	a4d	4			
T41	1	a4d	4						
		h18	1			Xc21D	1		

凡例

- 埋込型ｶﾞｰﾌ
- 埋込型空調吹出口
- 蛍光灯
- ﾀﾞｲﾔﾗｲﾄ
- 誘導灯
- 非常照明

※表中個数は撤去数を示す

工 事 名	高山市役所本庁舎5階LED照明改修工事				
図 名	改修後 照明配置図				
縮 尺	1/150	番 号	8	枚の内	6 号
設 計 年 月 日	令和 8年 8月				
設 計	有限 野中建築設計事務所 一級建築士195187 会社 野 中 隆 平				
高 山 市					

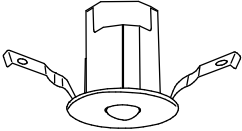
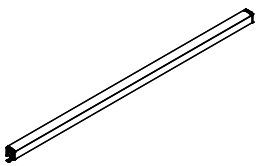
 
 
照明器具要図

 
A41	埋込下面解放	5台	B52	埋込型20形 下面開放型 W300	4台	B93	LEDスクエアベースライト 埋込型 下面開放型	144台	B93'	天井埋込型	16台	Ba54	下面解放型	20台	Bc54	下面解放型	19台												
		男子便所 女子便所 給湯室		第6議員控室		特別委員会室 全員協議会室 第1応接室 正副議長室		スクエアベースライト 埋込 乳白パネル		第1委員会室 第2委員会室		※特注器具 品番：FTE980 ※空調リターン既設流用		※特注器具 品番：FTE980 ※空調吹出口既設流用		理事者控室 第3議員控室 第6議員控室 第7議員控室 第8議員控室 議会事務局 議会図書室													
iDシリーズ埋込型40形 下面解放形 W190		男子便所 女子便所 給湯室		iDシリーズ埋込型20形 下面開放型 W300		第6議員控室		リニューアル用、一般タイプ、2500lmタイプ 消費電力16.3W、定格出力型、電圧100～242V 本体：亜鉛鋼板、反射板：銅板（高反射白色粉体塗装） ライトバー（カバー）：ポリカーボネート（乳白） 光束維持時間4000時間（光束維持率85%） 昼白色（5000K）、Ra83 電源装置はライトバー側に内蔵		品番：埋込XFX429RENLE9		リニューアル用、一般タイプ、3200lmタイプ 消費電力20.1W、定格出力型、電圧100～242V 本体：亜鉛鋼板 反射板：銅板（高反射白色粉体塗装） ライトバー（カバー）：ポリカーボネート（乳白） 光束維持時間4000時間（光束維持率85%） 昼白色（5000K）、Ra83、電源装置はライトバー側に内蔵		品番：XFX239VENLE9		スクエア光源タイプ、一般光源ユニット、4500lmタイプ 消費電力31.9W、電圧100～242V 調光タイプ（約10～100%） 本体：銅板（高反射白色粉体塗装） 点灯ユニット（カバー）：ポリカーボネート（乳白） 光束維持時間4000時間（光束維持率85%） 昼白色（5000K）、Ra83		品番：埋込XLX140RENLA9 品番：FTE990SK（リニューアル用特注品）		LED内蔵、電源ユニット内蔵 □900タイプ、調光可能タイプ（約25～100%） 消費電力113W、定格出力型、電圧100～242V 光束維持時間4000時間（光束維持率85%） 本体：亜鉛鋼板（ホワイト） 枠：銅板（高反射白色粉体塗装）、パネル：アクリル（乳白） 昼白色（5000K）、Ra83 ◆幅：□920mm ◆埋込穴角：□900mm ◆埋込高：200mm		品番：NNF45650JLT9		※特注器具 品番：FTE980 ※空調リターン既設流用		※特注器具 品番：FTE980 ※空調吹出口既設流用		理事者控室 第3議員控室 第6議員控室 第7議員控室 第8議員控室 議会事務局 議会図書室	
Bc93	iDシリーズ直付型20形 iスタイル	12台	T21	トラフ型	16台	T41	トラフ型	9台	T110-1	天井直付型	12台	T110-2	天井直付型	48台	Ta41	天井直付型・壁直付型・据置取付型	36台												
器具取付用反射板		2台	PS EPS		PS EPS		PS EPS		議場（閲覧席側） ※議場2列配置部		議場 ※議場3列配置部		議場		廊下														
一般タイプ、3200lmタイプ 消費電力20.1W、定格出力型、電圧100～242V 約10～100%連続調光型 本体：銅板（白色粉体塗装） ライトバー（カバー）：ポリカーボネート（乳白） 光束維持時間4000時間（光束維持率85%） 昼白色（5000K）、Ra83、 電源装置はライトバー側に内蔵		第1議員控室 第2議員控室		壁×15 吊り天井×1		一般タイプ、800lmタイプ 消費電力5.9W、定格出力型、電圧100～242V 本体：銅板（白色粉体塗装） ライトバー（カバー）：ポリカーボネート（乳白） 光束維持時間4000時間（光束維持率85%） 昼白色（5000K）、Ra83 電源装置はライトバー側に内蔵		品番：XFX200NENLE9		一般タイプ、2000lmタイプ 消費電力13.1W、定格出力型、電圧100～242V 本体：銅板（白色粉体塗装） ライトバー（カバー）：ポリカーボネート（乳白） 光束維持時間4000時間（光束維持率85%） 昼白色（5000K）、Ra83 電源装置はライトバー側に内蔵		品番：XFX410NENLE9		◆幅：80mm ◆長：2413mm ◆高：50mm 一般タイプ、10000lmタイプ 消費電力62.5W、定格出力型、電圧200～242V 約10～100%連続調光型 本体：亜鉛鋼板（白色） ライトバー（カバー）：ポリカーボネート（乳白） 光束維持時間4000時間（光束維持率85%） 昼白色（5000K）、Ra83、電源装置はライトバー側に内蔵		品番：直付XFX800NENLA2		◆幅：80mm ◆長：2413mm ◆高：50mm 一般タイプ、13400lmタイプ 消費電力81.7W、定格出力型、電圧200～242V 本体：亜鉛鋼板（白色） ライトバー（カバー）：ポリカーボネート（乳白） 光源寿命40000時間（光束維持率85%） 昼白色（5000K）、Ra83 電源装置はライトバー側に内蔵		品番：直付XLX830NENCLE2		◆幅：38mm◆長：1171mm（取付部含む1211）◆高：40mm LED内蔵、電源ユニット内蔵、スタンダードタイプ（標準光束） 拡散タイプ、天井直付型・壁直付型・据置取付型 光束維持時間4000時間（光束維持率70%） 昼白色（5000K）、Ra83 器具光束2416lm、消費電力24.9W、電圧100V（ホワイト）、カバー（乳白つや消し）付 送り用端子台付、位相制御式（2線式）、L1200タイプ		品番：LGB50069XB1					
Ta96	天井直付型・壁直付型・据置取付型	9台	T11	LED標示灯	6台	S31	ベーシックラインライト	2台	S41	ベーシックラインライト	2台	W41w	壁直付型	2台	F41	天井直付型	10台												
議場		議場入口		議場入口		建築化照明		男子便所 女子便所		建築化照明		男子便所 女子便所		LEDウォールライト 40形		屋外機械置場		iDシリーズ直付型40形 iスタイル		倉庫									
◆幅：38mm◆長：880mm（取付部含む920）◆高：40mm LED内蔵、電源ユニット内蔵、ハイパワータイプ（高光束） 拡散タイプ、天井直付型・壁直付型・据置取付型 光束維持時間4000時間（光束維持率70%） 昼白色（5000K）、Ra83 器具光束3060lm、消費電力26W、電圧100V（ホワイト）、カバー（乳白つや消し）付 送り用端子台付、位相制御式（2線式）、L900タイプ		◆埋込穴幅：128mm ◆埋込穴長：368mm ◆埋込高：42mm 昼白色、5000K、Ra75 消費電力5W、壁埋込型 枠：銅板（クールホワイトつや消し仕上） 埋込穴128×368 埋込高42 光束維持時間4000時間（光束維持率70%）		品番：NNF11910LE1 品番：（標示灯用パネル）FK11571J		LED内蔵、電源ユニット内蔵、スタンダードタイプ（標準光束） 拡散タイプ、天井直付型・壁直付型・据置取付型 光束維持時間4000時間（光束維持率70%） 昼白色（5000K）、Ra83 器具光束1812lm、消費電力19W、電圧100V（ホワイト）、カバー（乳白つや消し）付 送り用端子台付、位相制御式（2線式）、L900タイプ		品番：LGB50066XB1		LED内蔵、電源ユニット内蔵、スタンダードタイプ（標準光束） 拡散タイプ、天井直付型・壁直付型・据置取付型 光束維持時間4000時間（光束維持率70%） 昼白色（5000K）、Ra83 器具光束2416lm、消費電力24.9W、電圧100V（ホワイト）、カバー（乳白つや消し）付 送り用端子台付、位相制御式（2線式）、L1200タイプ		品番：LGB50069XB1		◆幅：109mm ◆長：1120mm ◆出しろ：100mm LED内蔵、電源ユニット内蔵 防湿型・防雨型 5000K、Ra83、光束維持時間40000時間（光束維持率85%） 器具光束2210lm、消費電力19.9W、電圧100~242V 本体：ステンレス、カバー：ポリカーボネート（乳白） 天井直付型・壁直付型、保護等級：IP23		品番：NNFW41800CLE9		◆幅：80mm ◆長：1225mm ◆高：50mm 一般タイプ、2500lmタイプ 消費電力16.3W、定格出力型、電圧100～242V 本体：銅板（白色粉体塗装） ライトバー（カバー）：ポリカーボネート（乳白） 光束維持時間4000時間（光束維持率85%） 昼白色（5000K）、Ra83 電源装置はライトバー側に内蔵		品番：XFX420NENLE9									
FT41	天井直付型	8台	h18	ブラケット 60形電球1灯器具相当	7台	ha8	ダウンライト 100形	52台	a18	ダウンライト 60形	1台	a27	ダウンライト 200形	93台															
iDシリーズ直付型40形 ユナライト		廊下（ワシエ）		第1議員控室 第2議員控室 第3議員控室 第4議員控室 第5議員控室 第6議員控室 第7議員控室		議場		議場		男子便所		マルミナダウンライト 200形																	
◆幅：120mm ◆長：1245mm ◆高：120mm 一般タイプ、2500lmタイプ 消費電力16.3W、定格出力型、電圧100～242V 本体：亜鉛鋼板、反射板：銅板（高反射白色粉体塗装） ライトバー（カバー）：ポリカーボネート（乳白） 光束維持時間4000時間（光束維持率85%） 昼白色（5000K）、Ra83 電源装置はライトバー側に内蔵		品番：XFX420CENLE9		LEDフラットランプφ70 クラス500 1灯（口金GX53-1） 昼白色（5000K）、高演色Ra90 器具光束400lm、消費電力5.9W、電圧100V 拡散タイプ、ツマミネジ方式 カバー：アクリル（乳白つや消し） 位相制御式（2線式） W=110 H=110 出しろ90		品番：XLGB82800CE1		◆埋込穴径：φ100mm ◆埋込高：80mm ◆質量：0.6kg LED内蔵、電源ユニット内蔵、拡散タイプ、一般公職タイプ 光源遮光角30度、高速維持時間40000時間（高速維持率85%） 3000K、Ra85 器具光束925lm、消費電力7W、電圧100～242V 反射板（上部）：プラスチック（ホワイト） 反射板（下部）：アルミ（ホワイトつや消し仕上） 枠：銅板（ホワイトつや消し仕上）、埋込穴φ100		品番：XND1037WLKLE9		LED内蔵、電源ユニット内蔵、拡散タイプ、一般公職タイプ 光源遮光角15度、光束維持時間40000時間（光束維持率85%） 5000K、Ra85 器具光束615lm、消費電力4.2W、電圧100~242V 反射板（上部）：プラスチック（ホワイト） 反射板（下部）：銅板（銀色鏡面仕上） 枠：銅板（ホワイトつや消し仕上）、埋込穴φ150		品番：XND0669SNKLE9		LED内蔵＜ワンコア（ひと粒）タイプ＞ 電源ユニット内蔵、一般光色タイプ 拡散タイプ、光束維持時間40000時間（光束維持率85%） 4000K、Ra85、面発光タイプ（やわらかな光） 器具光束1560lm、消費電力15W、電圧100～242V 枠：アルミダイカスト（ホワイトつや消し仕上） パネル：アクリル（乳白つや消し） 埋込穴φ150				品番：XNN2061PWLE9									

※全て参考品番とする

 
高 山 市

照明器具姿図

a4d	ＬＥＤ非常灯電源別置形	82台	Tb41	天井直付型・壁直付型・据置取付型	22台	b27	ダウンライト ２５０形	8台	c27	マルミナダウンライト ２５０形	46台	a4e	ＬＥＤ非常灯電源別置形	6台
 φ１００、低・中天井用（～６ｍ） ＬＥＤ内蔵、非常時：非常用ＬＥＤ点灯／常時消灯 電圧：ＡＣ／ＤＣ１００Ｖ 非常灯評定番号：ＬＣＬＥ－００１ レンズ：ガラス 枠：ｱﾙﾐﾅｲｶｽﾄ（ﾎﾜｲﾄつや消し仕上げ）、本体：鋼板 品番：NNFB84605			建築化照明  ◆幅：38 mm◆長：1171 mm（取付部含む1211）◆高：40 mm LED内蔵、電源ユニット内蔵2個、ﾊｲﾊﾞｰﾀｲﾌﾟ（甲光束） 光束維持時間40000時間（光束維持率70％） 拡散タイプ、天井直付型・壁直付型・据置取付型 昼白色（5000K）、Ra83 器具光束4080lm、消費電力37W、電圧100V （ホワイト）、カバー（乳白つや消し）付 送り用端子台付、位相制御式（２線式）、Ｌ１２００タイプ 品番：LGB50289XB1			ラウンジ  ◆埋込穴径：φ150 mm ◆埋込高：65 mm ＬＥＤ内蔵、電源ユニット内蔵、拡散タイプ、一般光色タイプ 光源遮光各15度、高速維持時間40000時間（高速維持率85%） 5000K、Ra85 器具高速2465lm、消費電力18.7W、電圧100~242V 反射板（上部）：プラスチック（ホワイト） 反射板（下部）：鋼板（ホワイトつや消し仕上） 枠：鋼板（ホワイトつや消し仕上）、埋込穴φ１５０ 品番：XND2569WNKLE9			全員協議会室 第1委員会室 第2委員会室  ◆埋込穴径：φ150 mm ◆埋込高：149 mm LED内蔵<ﾌﾗｯｸﾞ（一粒）ﾀｲﾌﾟ>、電源ユニット内蔵、一般公職ﾀｲﾌﾟ 拡散タイプ、高速維持時間40000時間（高速維持率85%） 5000K、Ra85、面発光タイプ（やわらかな光） 器具高速1900lm、消費電力18.6W、電圧100~242V 枠：アルミダイカスト（ホワイトつや消し仕上） パネル：アクリル（乳白つや消し） 埋込穴φ１５０ 品番：XNN2561PNLE9			 ◆埋込穴径：φ100 mm ◆埋込高：109 mm φ１００高照度タイプ 中・特高天井用（6～16m） ＬＥＤ内蔵、非常時：非常用ＬＥＤ点灯／常時消灯 電圧：ＡＣ／ＤＣ１００Ｖ 非常灯評定番号：ＬＣＬＥ－００２ レンズ：ｶﾞﾗｽ、枠：ｱﾙﾐﾅｲｶｽﾄ（ﾎﾜｲﾄつや消し仕上げ） 本体：鋼板 品番：NNFB87609		

Xa21D	B 級・B L 形 避難口誘導灯片面型	1台	誘導灯リニューアルプレート	1台	Xa21DF	点滅形避難口誘導灯片面型	4台	誘導灯リニューアルプレート	4台
 LED誘導灯コンパクトスクエア B 級・B L 形 片面型 壁・天井直付・吊下型 一般型（20 分間） ニッケル水素蓄電池 リモコン自己点検機能付き、見るだけバッテリーチャージ機能付き 型式認定番号：1AM111-3713 品番：NNFA20312LE1+FK20300			 ◆幅：750 mm ◆高：270 mm ◆出しろ：25 mm 壁直付用 本体：亜鉛鋼板 カバー：鋼板（ホワイト） 品番：FK21747C		 LED誘導灯コンパクトスクエア B 級・B L 形 片面型 壁・天井直付・吊下型、電池内蔵型 一般型（20 分間） ニッケル水素蓄電池 リモコン自己点検機能付 型式認定番号：1AM111-3661 品番：FA20331KLE1+FK20300			 ◆幅：750 mm ◆高：270 mm ◆出しろ：25 mm 壁直付用 本体：亜鉛鋼板 カバー：鋼板（ホワイト） 品番：FK21747C	

Xu21D	点滅形避難口誘導灯片面型	1台	誘導灯リニューアルプレート	1台
 ＬＥＤ誘導灯コンパクトスクエア Ｂ級・ＢＬ形 片面型 壁・天井直付・吊下型 一般型（２０分間） ニッケル水素蓄電池 リモコン自己点検機能付き、見るだけバッテリーチャージ機能付き 型式認定番号：１ＡＭ１１１－３７１３ 品番：NNFA20312LE1+FK20300			 ◆幅：750 mm ◆高：270 mm ◆出しろ：25 mm 壁直付用 本体：亜鉛鋼板 カバー：鋼板（ホワイト） 品番：FK21747C	

Xc21D	LED B級・BL形 避難口誘導灯片面型	2台	誘導灯リニューアルプレート	2台
				
LED誘導灯コンパクトスクエア B級・BL形 片面型 壁・天井直付・吊下型 一般型（20分間） ニッケル水素蓄電池 リモコン自己点検機能付き、見るだけバッテリーチェック機能付き 型式認定番号：1AM111-3713 品番：NNFA20312LE1+FK20300			天井直付用 本体：亜鉛鋼板 カバー：鋼板（ホワイト） 品番：FK21727C	

※全て参考品番とする

工事名	高山市役所本庁舎5階LED照明改修工事			
図 名	改修後照明姿図 2			
縮 尺	－	番 号	8 枚の内 8 号	
設 計 年 月 日	令和 8年 8月			
設 計	有限 会社	野中建築設計事務所		一級建築士195187 野 中 隆 平
高 山 市				